


REZERVA  
II. ETAPA

EPS, EZS, SK, CCTV  
min 2x trubka 36 mm

LEGENDA MÍSTNOSTÍ – 1NP

ČÍS	ÚČEL MÍSTNOSTI
1.01	OTEVŘENÉ LOUBÍ
1.02	UZAVŘENÉ LOUBÍ
1.03	KANCELÁŘ TIC
1.04	SKLAD
1.05	KANCELÁŘ TIC
1.06	KANCELÁŘ TIC
1.07	WC PŘEDSÍŇKA
1.08	WC
1.09	ZAZEMÍ TIC
1.10	SKLAD
1.11	CHODBA
1.12	KINOKAVARNA
1.13	PRŮJEZD

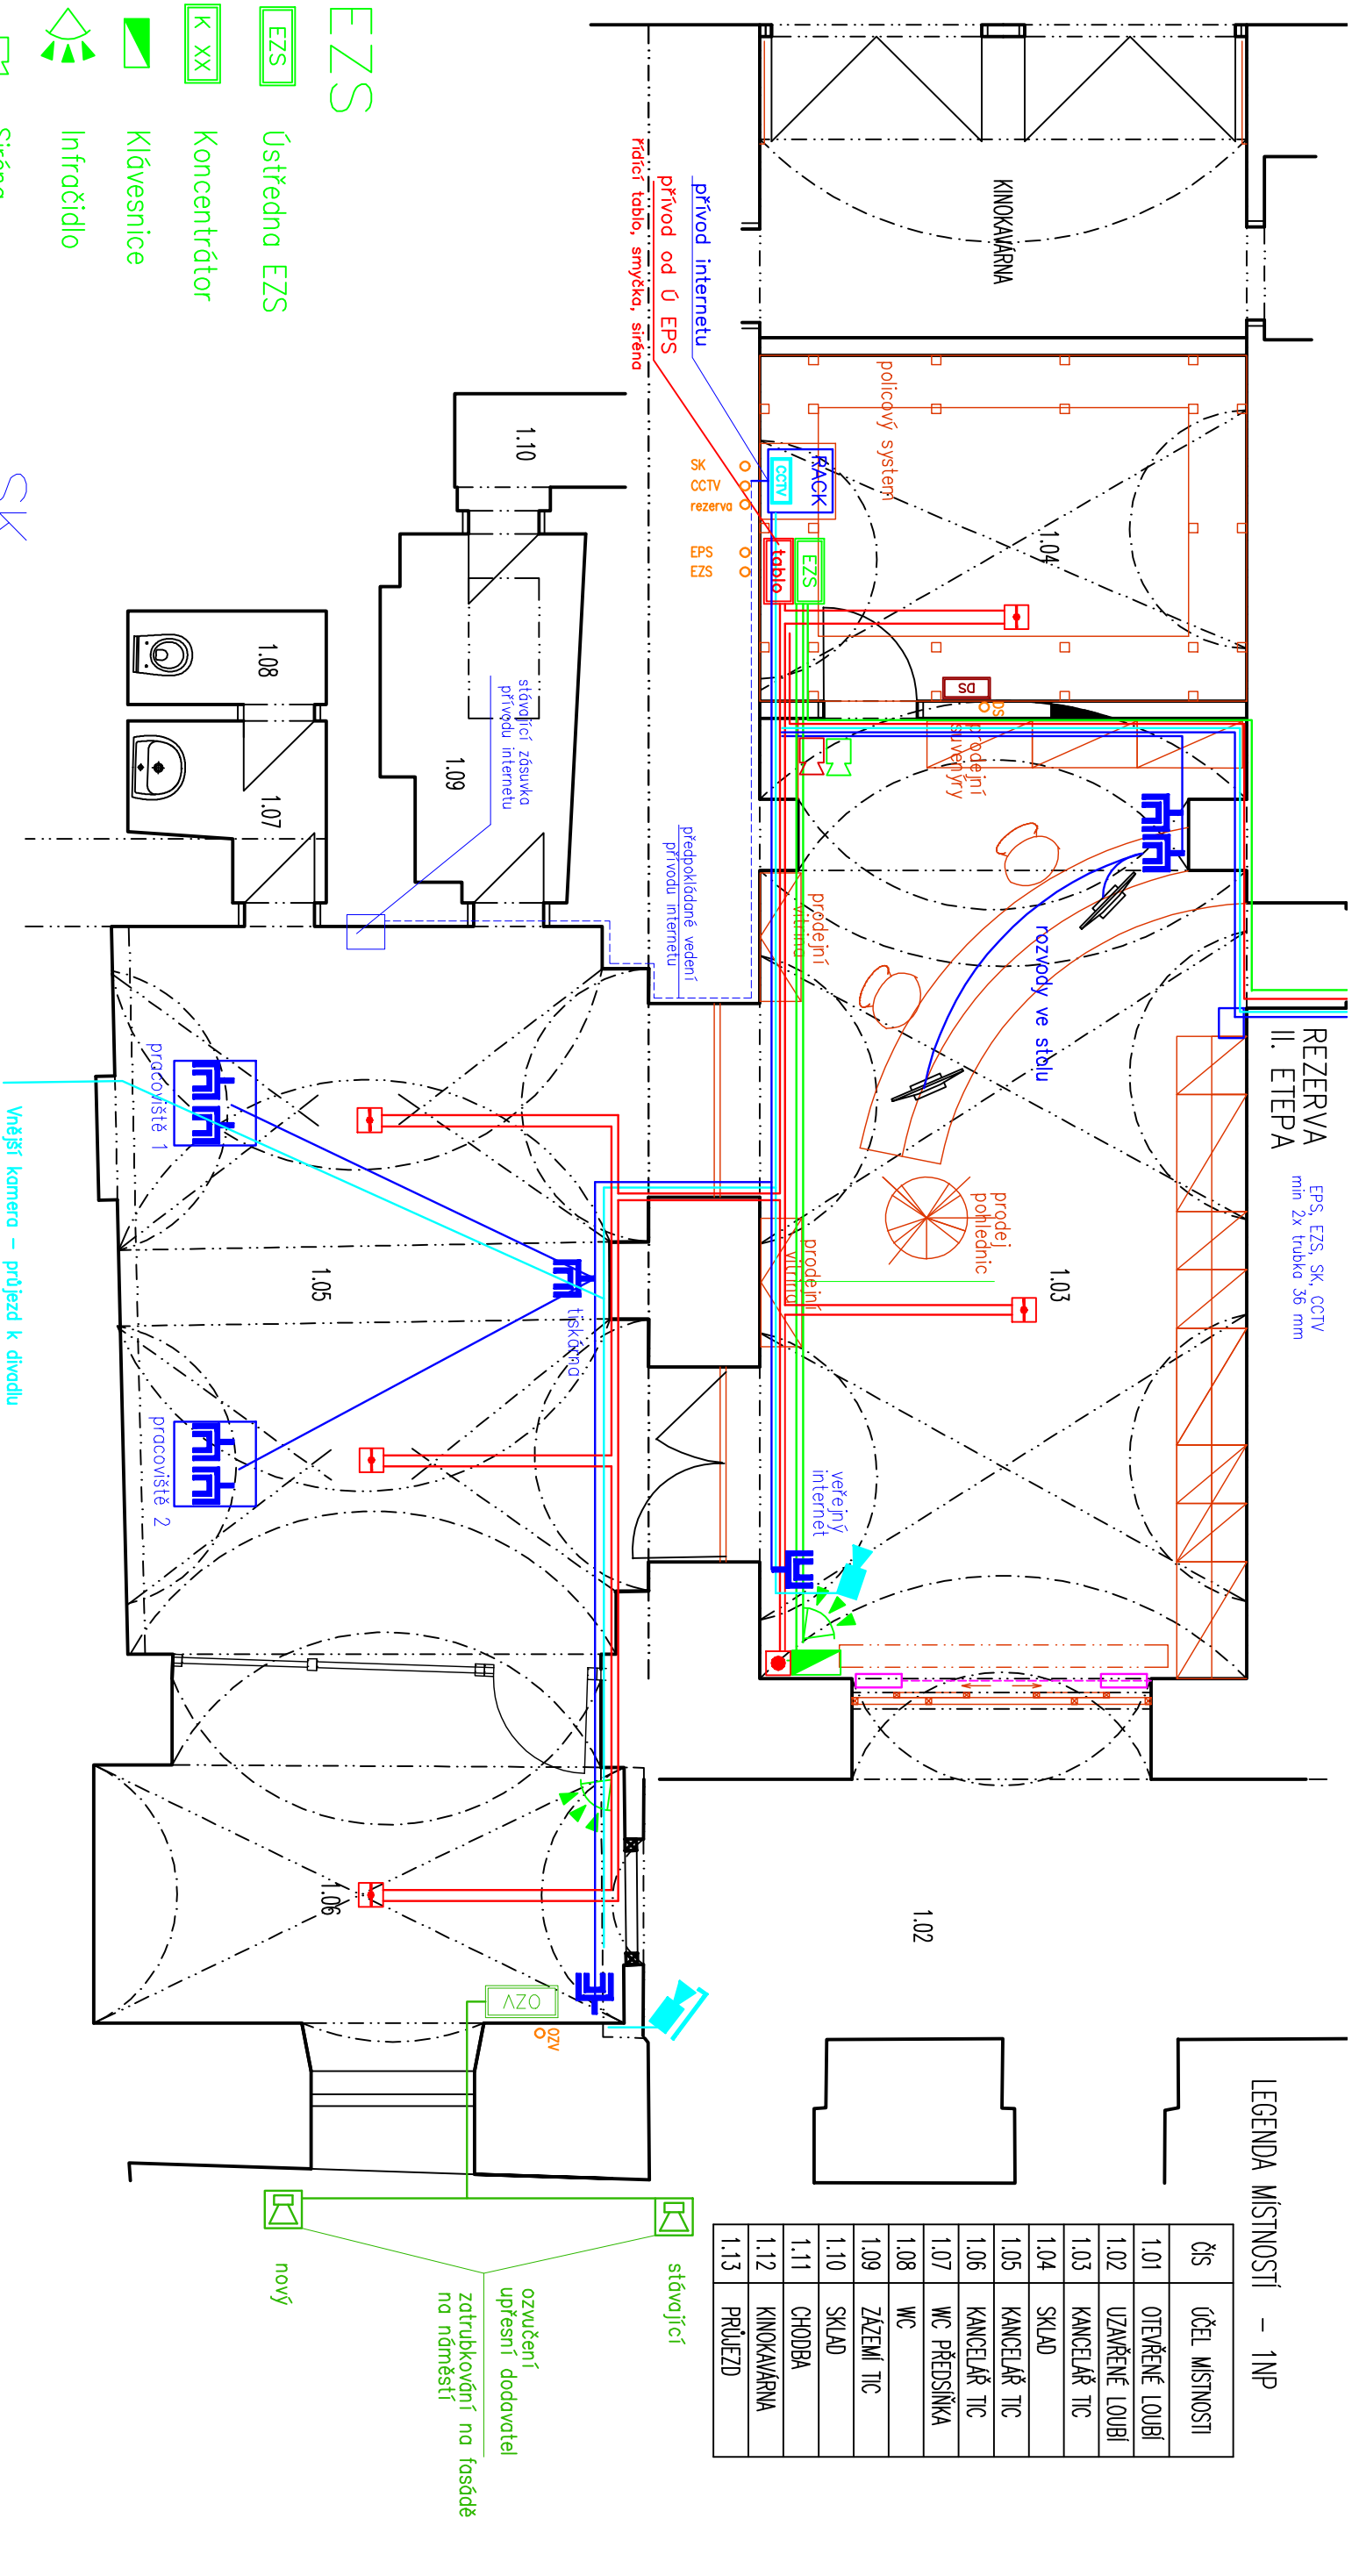

EPS

- Ústředna EPS
- Řídicí tablo

- OK hlásič
- Tlačítko
- Siréna

EZS

- Ústředna EZS
- Koncentrátor
- Klávesnice

- Infračidlo
- Siréna

SK

- RACK
- 2-zósovka

CCTV

- Centrální jednotka
- Vnitřní kamera
- Vnější kamera

OZV

- Ústředna OZV
- Venkovní reproduktor

- DS
- Docházka

- ČP
- Čítač

- Napájení 230V

		Vedoucí projektu: ING. ŠPULAK MILAN Autorizovaný inženýr pro pozemní stavby Registr. v ČKAIT č. 0100074		Kreslil: Ing. M. Kulhavý	Kontrola: Ing. Milan Špulák
Akce: TŘEBOŇSKÉ INFORMAČNÍ CENTRUM TŘEBOŇ		Investor: Město Třeboň Obec: Třeboň		Stupeň PD: provedení	
Obsah: SLABOPROUDÉ SYSTÉMY PŮDORYS 1. NP		č.výkresu: D-1.4.3.2		č.paré:	
JHrodec s.r.o. Jarošovská 753/II Jinčichov Hrodec tel.: 394 371 021 www.jpsh.cz e-mail: spulak@jpsh.cz		Datum: XII. 2016 Arch. č.: 16048 Měřítko: 1:50 Formát: 2xA3			