

PJ - 12  
I. SPB  
REVIZ. DVÍŘKA EX 15  
TĚSNĚNÍ PROSTUPŮ

PJ - CH 7  
III. SPB

OTEVŘENÍ  
EPS


EL 75 DPT-C  
EPS


PJ - 12  
II. SPB  
EPS

PJ - ER  
II. SPB

PJ - ES  
II. SPB

- EPS
- NOUZOVÉ OSVĚTLENÍ
- EVAKUAČNÍ ROZHLAS
- EVAKUAČNÍ VÝTAH

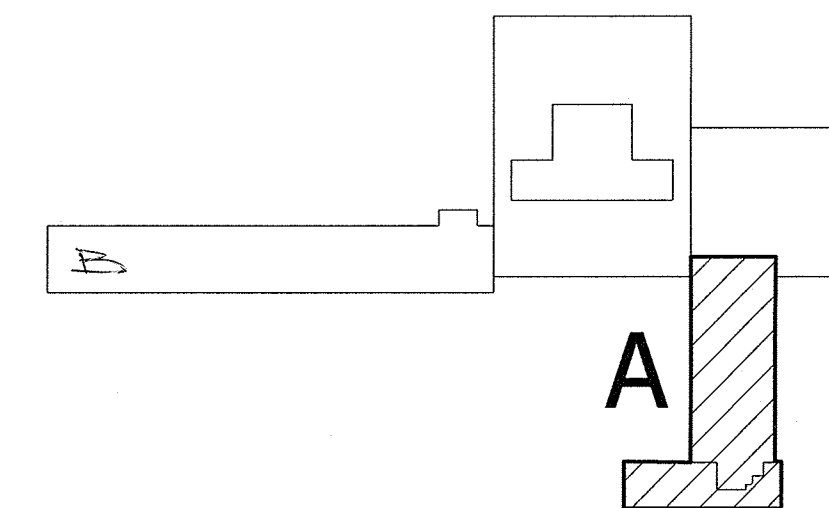

 J. Hradec s.r.o. Jarošovská 753/II Jindřichův Hradec PSČ: 377 01 tel.: 384 371 021 www.jpsjh.cz e-mail: spulak@jpsjh.cz	Vedoucí projektu: ING. ŠPULÁK MILAN Autorizovaný inženýr pro pozemní stavby Registr. v ČKAIT č. 0100074		Kreslil: Jiří Hráza	Kontrola: ING. ŠPULÁK
	Akce: REKONSTRUKCE LÁZNÍ AURORA UBYTOVACÍ OBJEKT A		Investor: Město Třeboň	
	Obsah: PŮDORYS 8NP		Obec: Třeboň	
	Datum: VI.2011 Arch. č.: 07044 Měřítko: 1:100 Formát: 8x44		Stupeň PD: stavební řízení	
		č.výkresu:	č.paré:	