

PS - 12  
II. SPB  
REV. Z. DVÍŘKA EW 30  
TĚSNĚNÍ PROSTUPŮ

PS - CH 7  
II. SPB


- EPS
- NOUZOVÉ OSVĚTLENÍ
- EVAKUAČNÍ ROZHLAS
- EVAKUAČNÍ VÝTAH

PS - CH  
I. SPB


E130 D11-C  
EPS

PS - N.2  
II. SPB  
EPS

PS - ER  
II. SPB  
PS - EF  
II. SPB

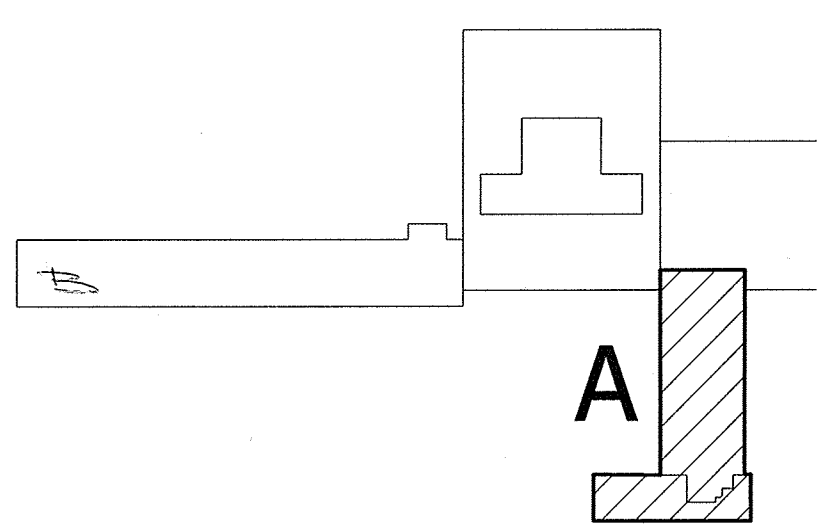

POŽÁRNÍ ÚRAVĚŘ

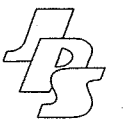 J. Hradec s.r.o. Jarošovská 753/II Jindřichův Hradec PSČ: 377 01 tel.: 384 371 021 www.jph.cz e-mail: spjph@jph.cz	Vedoucí projektu: ING. ŠPULÁK MILAN Autorizovaný inženýr pro pozemní stavby Registr. v ČKAIT č. 0100074		Kreslil: Jiří Hráza	Kontrola: ING. ŠPULÁK
	Akce: REKONSTRUKCE LÁZNÍ AURORA UBYTOVACÍ OBJEKT A		Investor: Město Třeboň	
	Obec: Třeboň		Stupeň PD: stavební řízení	
	Obsah: PŮDORYS 7NP		č. výkresu:	č. paré:
	Datum: VI. 2011   Arch. č.: 07044   Měřítko: 1:100   Formát: 8xA4			