

II. SPB  
REVIZ. DVÍŘKA EW30  
TĚSNĚNÍ PROSTUPU

III. SPB  
EI 30 DPT-C  
EPS


- EPS
- ZODPOVĚĚ OSVĚTLENÍ
- EVAKUAČNÍ ROZHLAS
- EVAKUAČNÍ VÝTAH

 
I. SPB  
EI 30 DPT-C  
EPS

II. SPB  
EPS

II. SPB  
EI 30 DPT-C  
EPS

II. SPB  
EI 30 DPT-C  
EPS

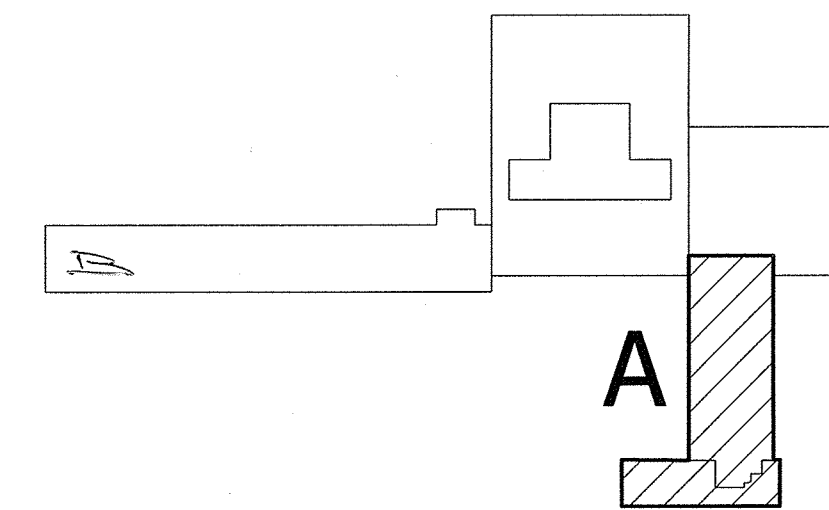

 J. Hradec s.r.o. Jarošovská 753/II Jindřichův Hradec PSČ: 377 01 www.jpsj.cz e-mail: spisk@jpsj.cz	Vedoucí projektu: ING ŠPULÁK MILAN Autorizovaný inženýr pro pozemní stavby Registr. v ČKAIT č. 0100074		Kreslil:	Kontrola:
	Akce: <b>REKONSTRUKCE LÁZNÍ AURORA UBYTOVACÍ OBJEKT A</b>		Jiří Hruža	ING. ŠPULÁK
	Obsah: <b>PŮDORYS 5NP</b>		Investor: Město Třeboň	
	Datum: VI.2011   Arch. č.: 07044   Měřítko: 1:100   Formát: 8xA4		Obec: Třeboň	
			Stupeň PD: stavební řízení	
		č.výkresu:	č.paré:	