
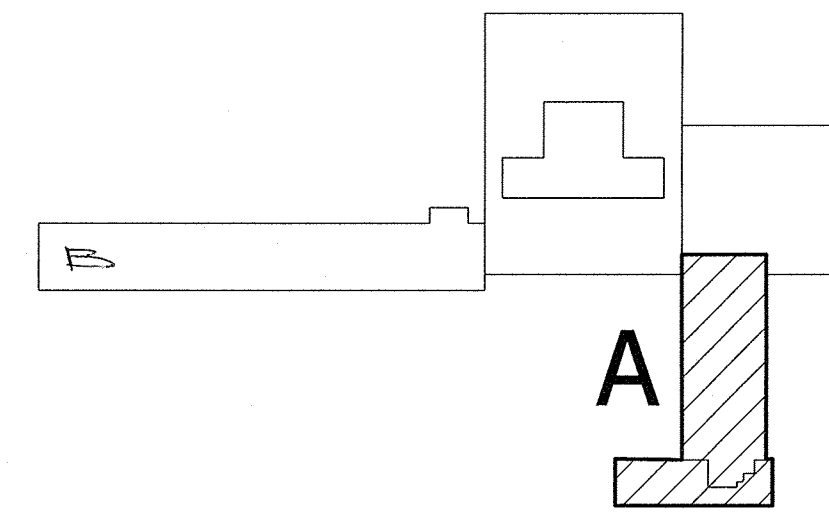


- EPS
- NOVOU OSVĚTLENÍ
- EVAKUAČNÍ ROZHLAS
- EVAKUAČNÍ VÝTAH

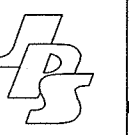

 J. Hradec s.r.o. Jarošovská 753/II Jindřichův Hradec PSČ: 377 01 tel.: 384 371 021 www.jpsj.cz e-mail: spulak@jpsj.cz	Vedoucí projektu: ING. ŠPULÁK MILAN Autorizovaný inženýr pro pozemní stavby Registr. v ČKAIT č. 0100074		Kreslil: Jirí Hruza	Kontrola: ING. ŠPULÁK
	Akce: REKONSTRUKCE LÁZNÍ AURORA UBYTOVACÍ OBJEKT A		Investor: Město Třeboň	
	Obsah: PŮDORYS 2NP		Obec: Třeboň	
	Datum: VI.2011 Arch. č.: 07044 Měřítko: 1:100 Formát: 8xA4		Stupeň PD: stavební řízení	
		č.výkresu:	č.paré:	