


LEGENDA ČAR:

- SPLAŠKOVÁ KANALIZACE - NOVÁ
- MATERIÁL PVC - SPOJOVANÝ DO HRDEL S GUMOVÝM TĚSNĚNÍM
- UPRAVENÝ TERÉN
- H.T.Ú.

LEGENDA ZP:

PV Podlahová vpust se zápachovou uzávěrkou, DN100

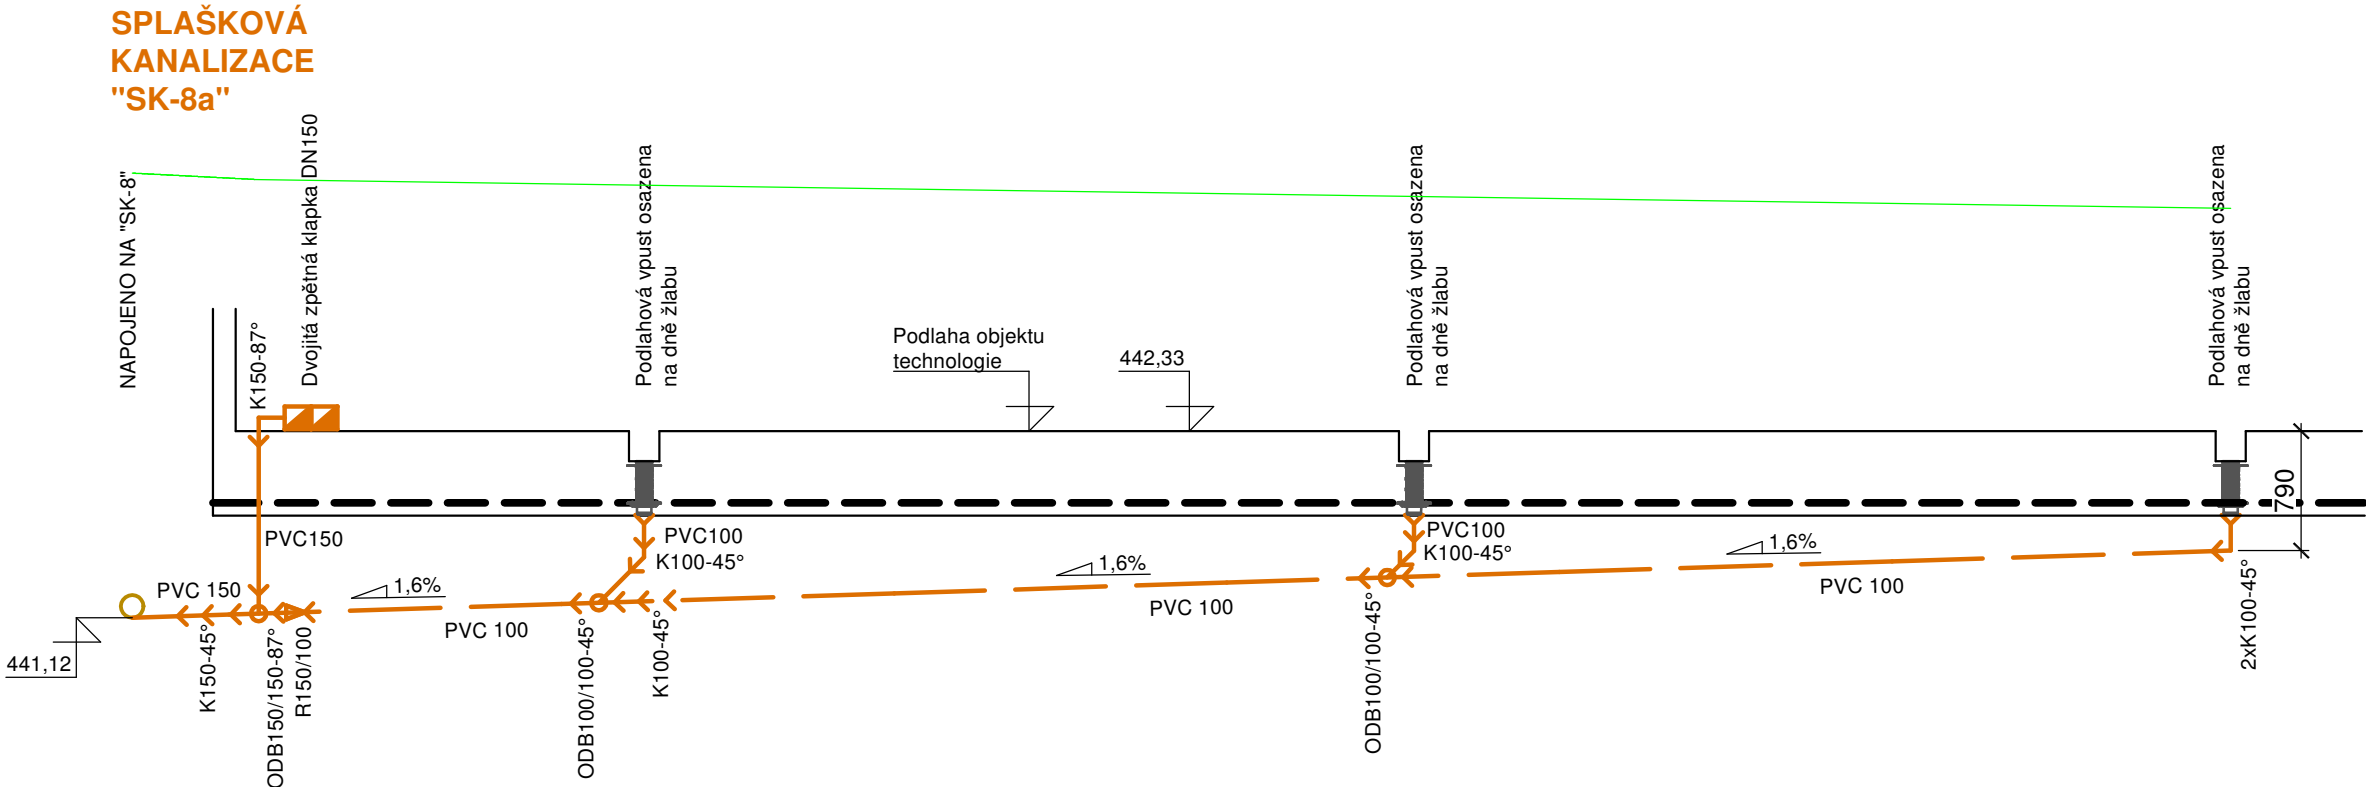

Pokud je v projektové dokumentaci uveden obchodní název výrobku, jedná se pouze o informativní charakter nikoliv o požadavek.
Tento výrobek může být zaměněn za jakýkoliv jiný, při splnění minimálních technických a fyzikálních vlastností uvedeného výrobku.

REVIZE	POPIS REVIZE	DATUM	POZNÁMKA

Generální projektant CODE, s.r.o. PARDUBICE Computer Design Pardubice, Na Vrtálně 84 IČO 492 86 960			Zpracovatel částí Ing. Petr Kulička Autorizovaný technik vytápění, vzduchotechnika Záměl 147, 517 43 Potštejn		
PROJEKTANT Ing. Petr Kulička	VYPRACOVAL	VYPRACOVAL	KONTROLOVAL Ing. Jíří Sochůrek	ČÍSLO ZAKÁZKY POČET FORMÁTŮ	2020/01/400 3x A 4
INVESTOR Město Třeboň, Palackého nám. 46/II, 379 01 Třeboň			DATUM MĚŘÍTKO 1:50/1:100		
Rozšíření wellness centra lázní Aurora TŘEBOŇ SO 03				Jméno souboru Stupeň dokumentace DPS	
Zdravotně technické instalace				Č. KOPIE	Č. PŘÍLOHY
ROZVINUTÉ SCHÉMA SPLAŠ. KAN. - "SK-8a"				D.1	4.533