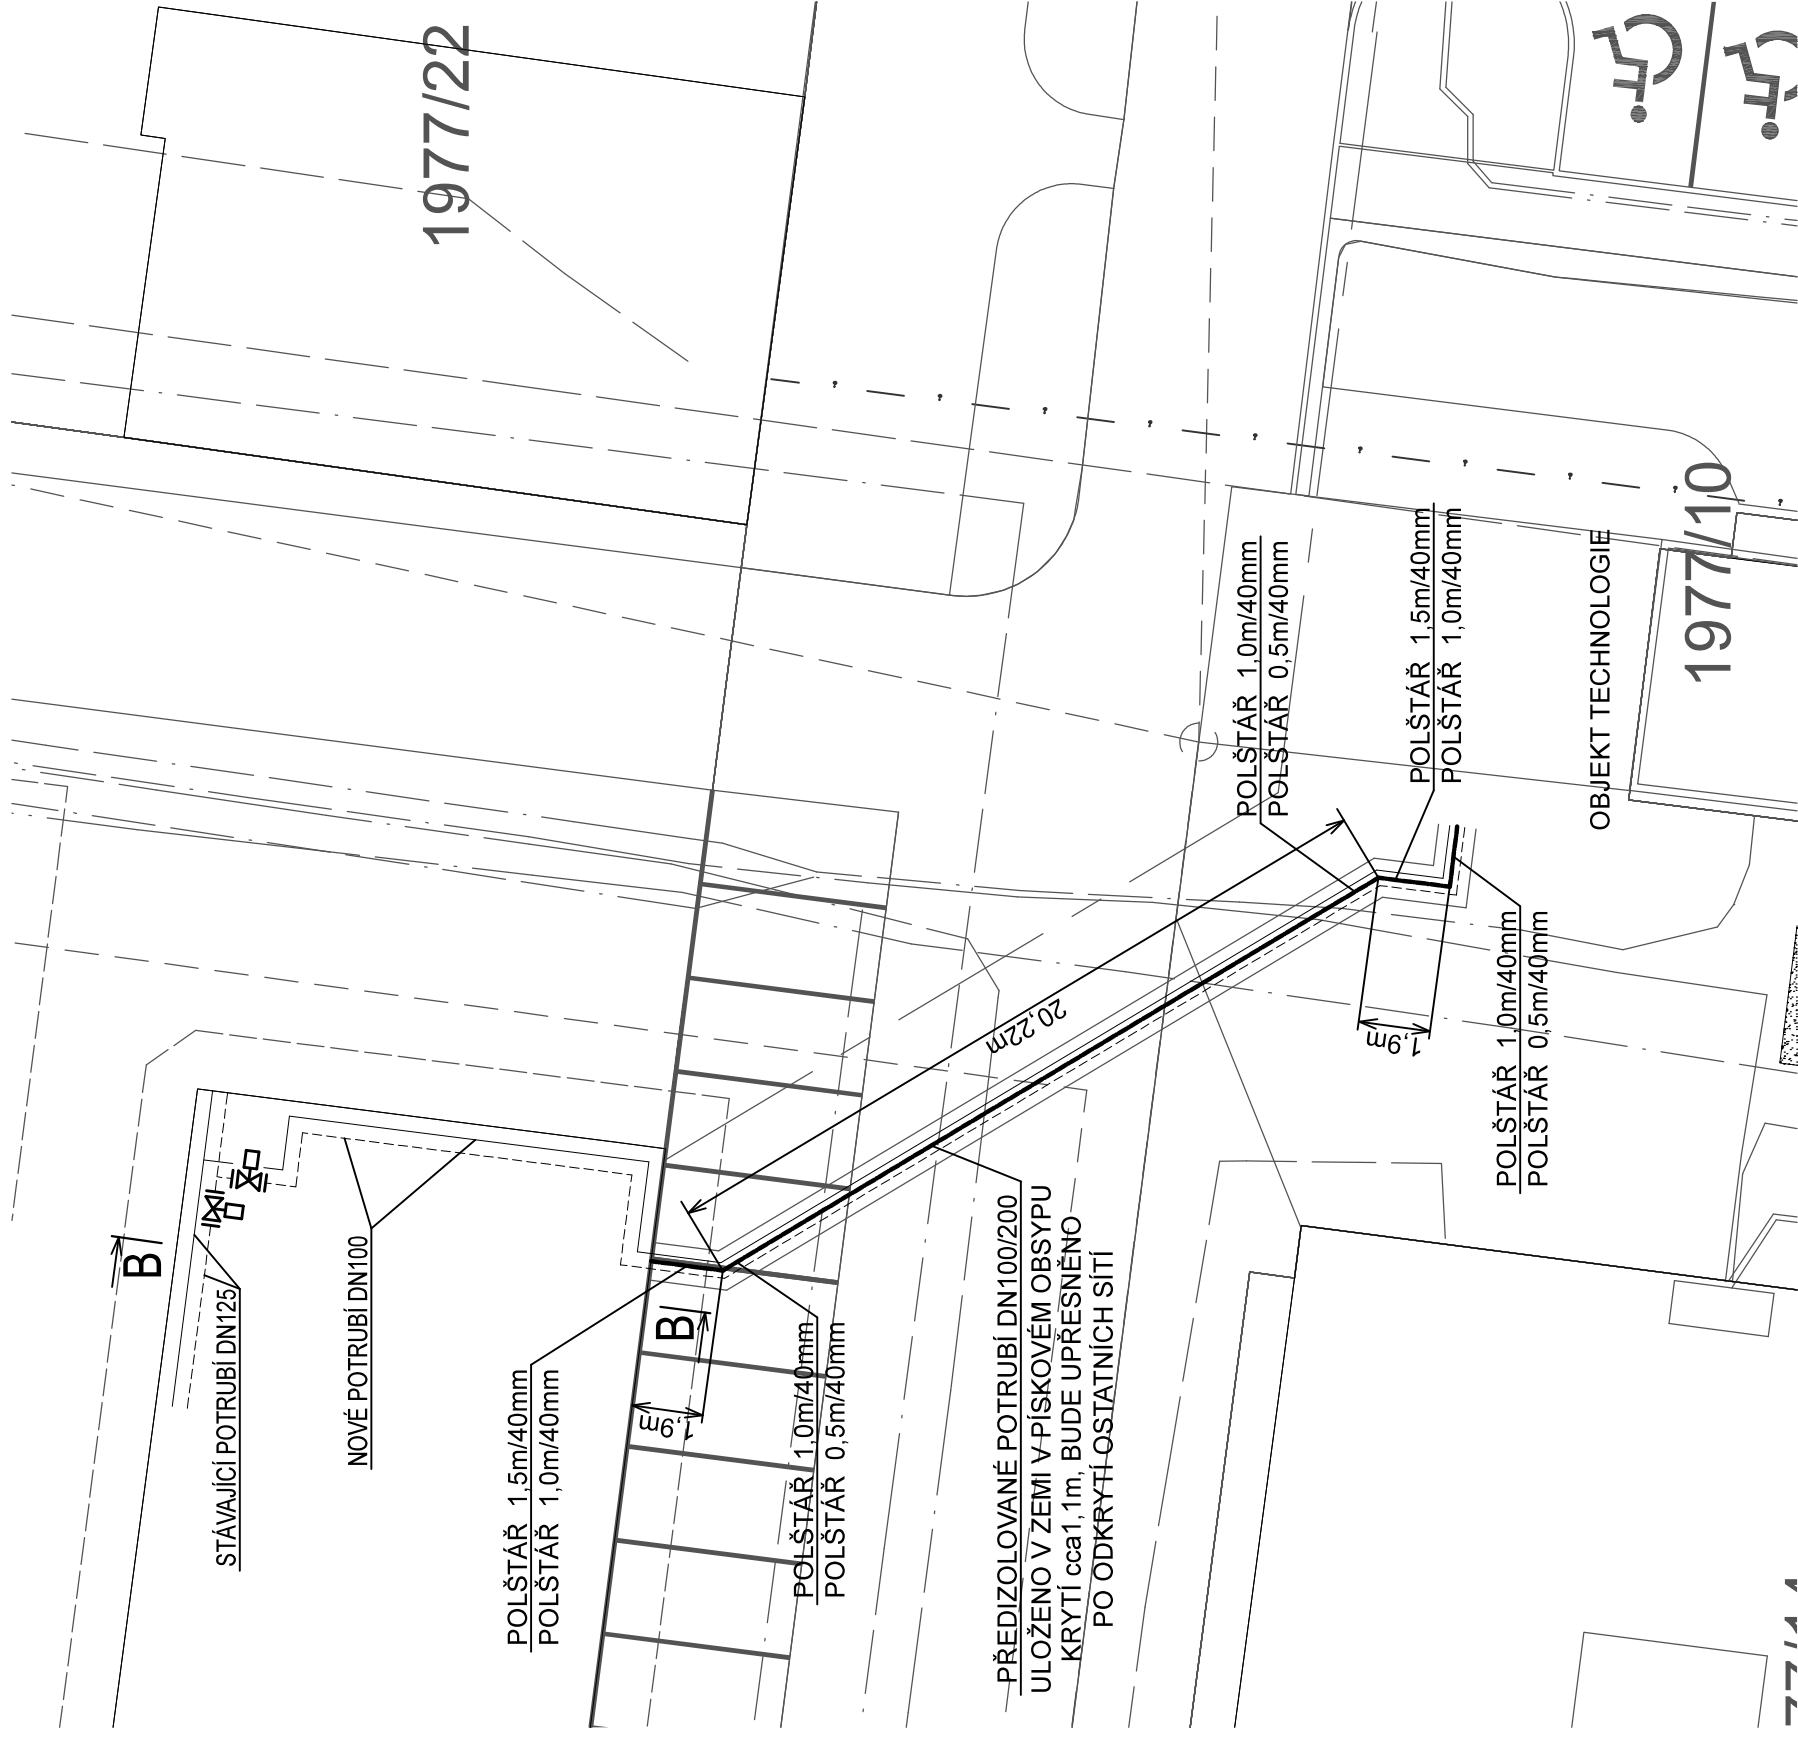
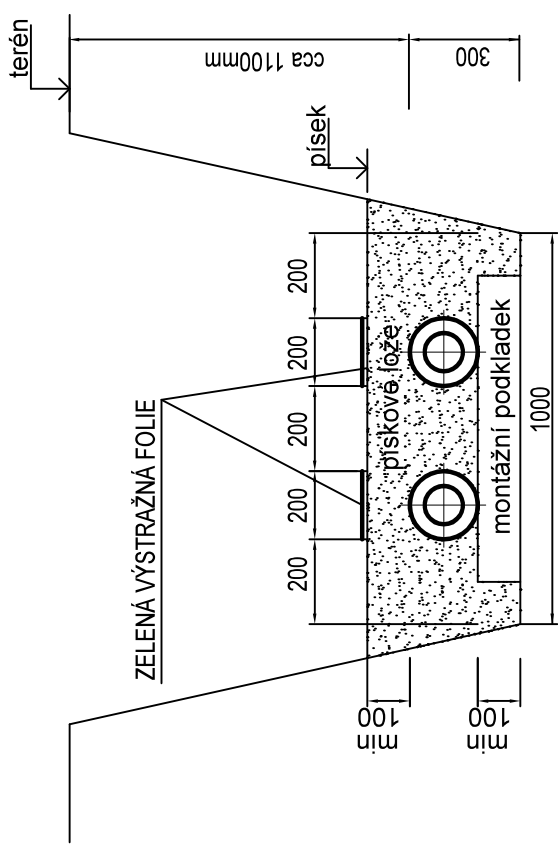


 


# ULOŽENÍ POTRUBÍ VE VÝKOPU

[illegible]

Generální projektant  <b>CODE, s.r.o.</b> Computer Design IČO 492 86 960		<b>PARDUBICE</b> Pardubice, Na Vrtátně 84 tel. 466 053 111, fax 466 053 125		Zpracovatel části		kanclář* : Mlheimova 827 530 02 Pardubice dražkovice 108, 533 33 Pardubice e-mail: pk_interklima@centrum.cz	
PROJEKTANT Ing. Karel Puhány 	VYPRACOVAL	VYPRACOVAL	KONTROLOVAL Ing. Karel Puhány 	ČÍSLO ZAKÁZKY 2020/01/1500	POČET FORMÁTŮ A 4		
INVESTOR Město Třeboň, Palackého nám. 46/III, 379 01 Třeboň				DATUM 04/2020	MĚŘÍTKO 1 : 200		
<b>Rozšíření wellness centra lázní Aurora TŘEBOŇ</b>				Jméno souboru			
				Stupeň dokumentace			
<b>SO 02 HTU, PODZEMNI OBJEKTY, BAZENY</b>				<b>DPS</b>			
OHŘEV BAZÉNOVÉ VODY				Č. KOPIE	ČÁST	Č. PŘÍLOHY	
<b>SITUACE</b>					<b>D</b>	<b>4.102</b>	