


POŽÁRNĚ BEZPEČNOSTNÍ ŘEŠENÍ  
Rozšíření wellness centra lázní Aurora Třeboň  
Příloha 2 - Půdorys 1.NP, Měřítko 1:200

LEGENDA PO:	
	HRANICE POŽÁRNÍHO ÚSEKU
<b>N1.1-I</b>	NÁZEV POŽÁRNÍHO ÚSEKU
	POŽADOVANÁ POŽÁRNÍ ODOLNOST STROPU
<b>REI 45DP1</b>	POŽADOVANÁ POŽÁRNÍ ODOLNOST
	ROZSAH POŽ. PROSKLENÍ / POŽ. ODOLNOST
	SMĚR ÚNIKU OSOB
<b>P/PH/NZ</b>	PANIKOVÁ KLIKA / PAN. HRAZDA / NÁHRAD. ZDROJ
	VÝCHOD NA VOLNÉ PROSTRANSTVÍ
	ORIENTAČNÍ OSVĚTLENÍ
	VNITŘNÍ ODBĚRNÁ MÍSTA <b>DN 25</b>
	PROSTOR VYBAVENÝ EPS
	PŘENOSNÉ HASÍCÍ PŘÍSTROJE
	ÚSTŘEDNA EPS
	SÍRÉNA PRO VYHLÁŠENÍ POPLACHU
	HLAVNÍ VYPÍNAČ ELEKTŘINY – TOTAL STOP
	CENTRAL STOP
	ODSTUPOVÉ VZDÁLENOSTI
<b>1</b>	PO DVEŘE <b>EI 30DP1, C4</b>
<b>2</b>	PO FASÁDA <b>EI 30DP1</b>
<b>3</b>	PO DVEŘE <b>EI 30DP3, C3</b>
	NĚŘEŠENÝ PROSTOR

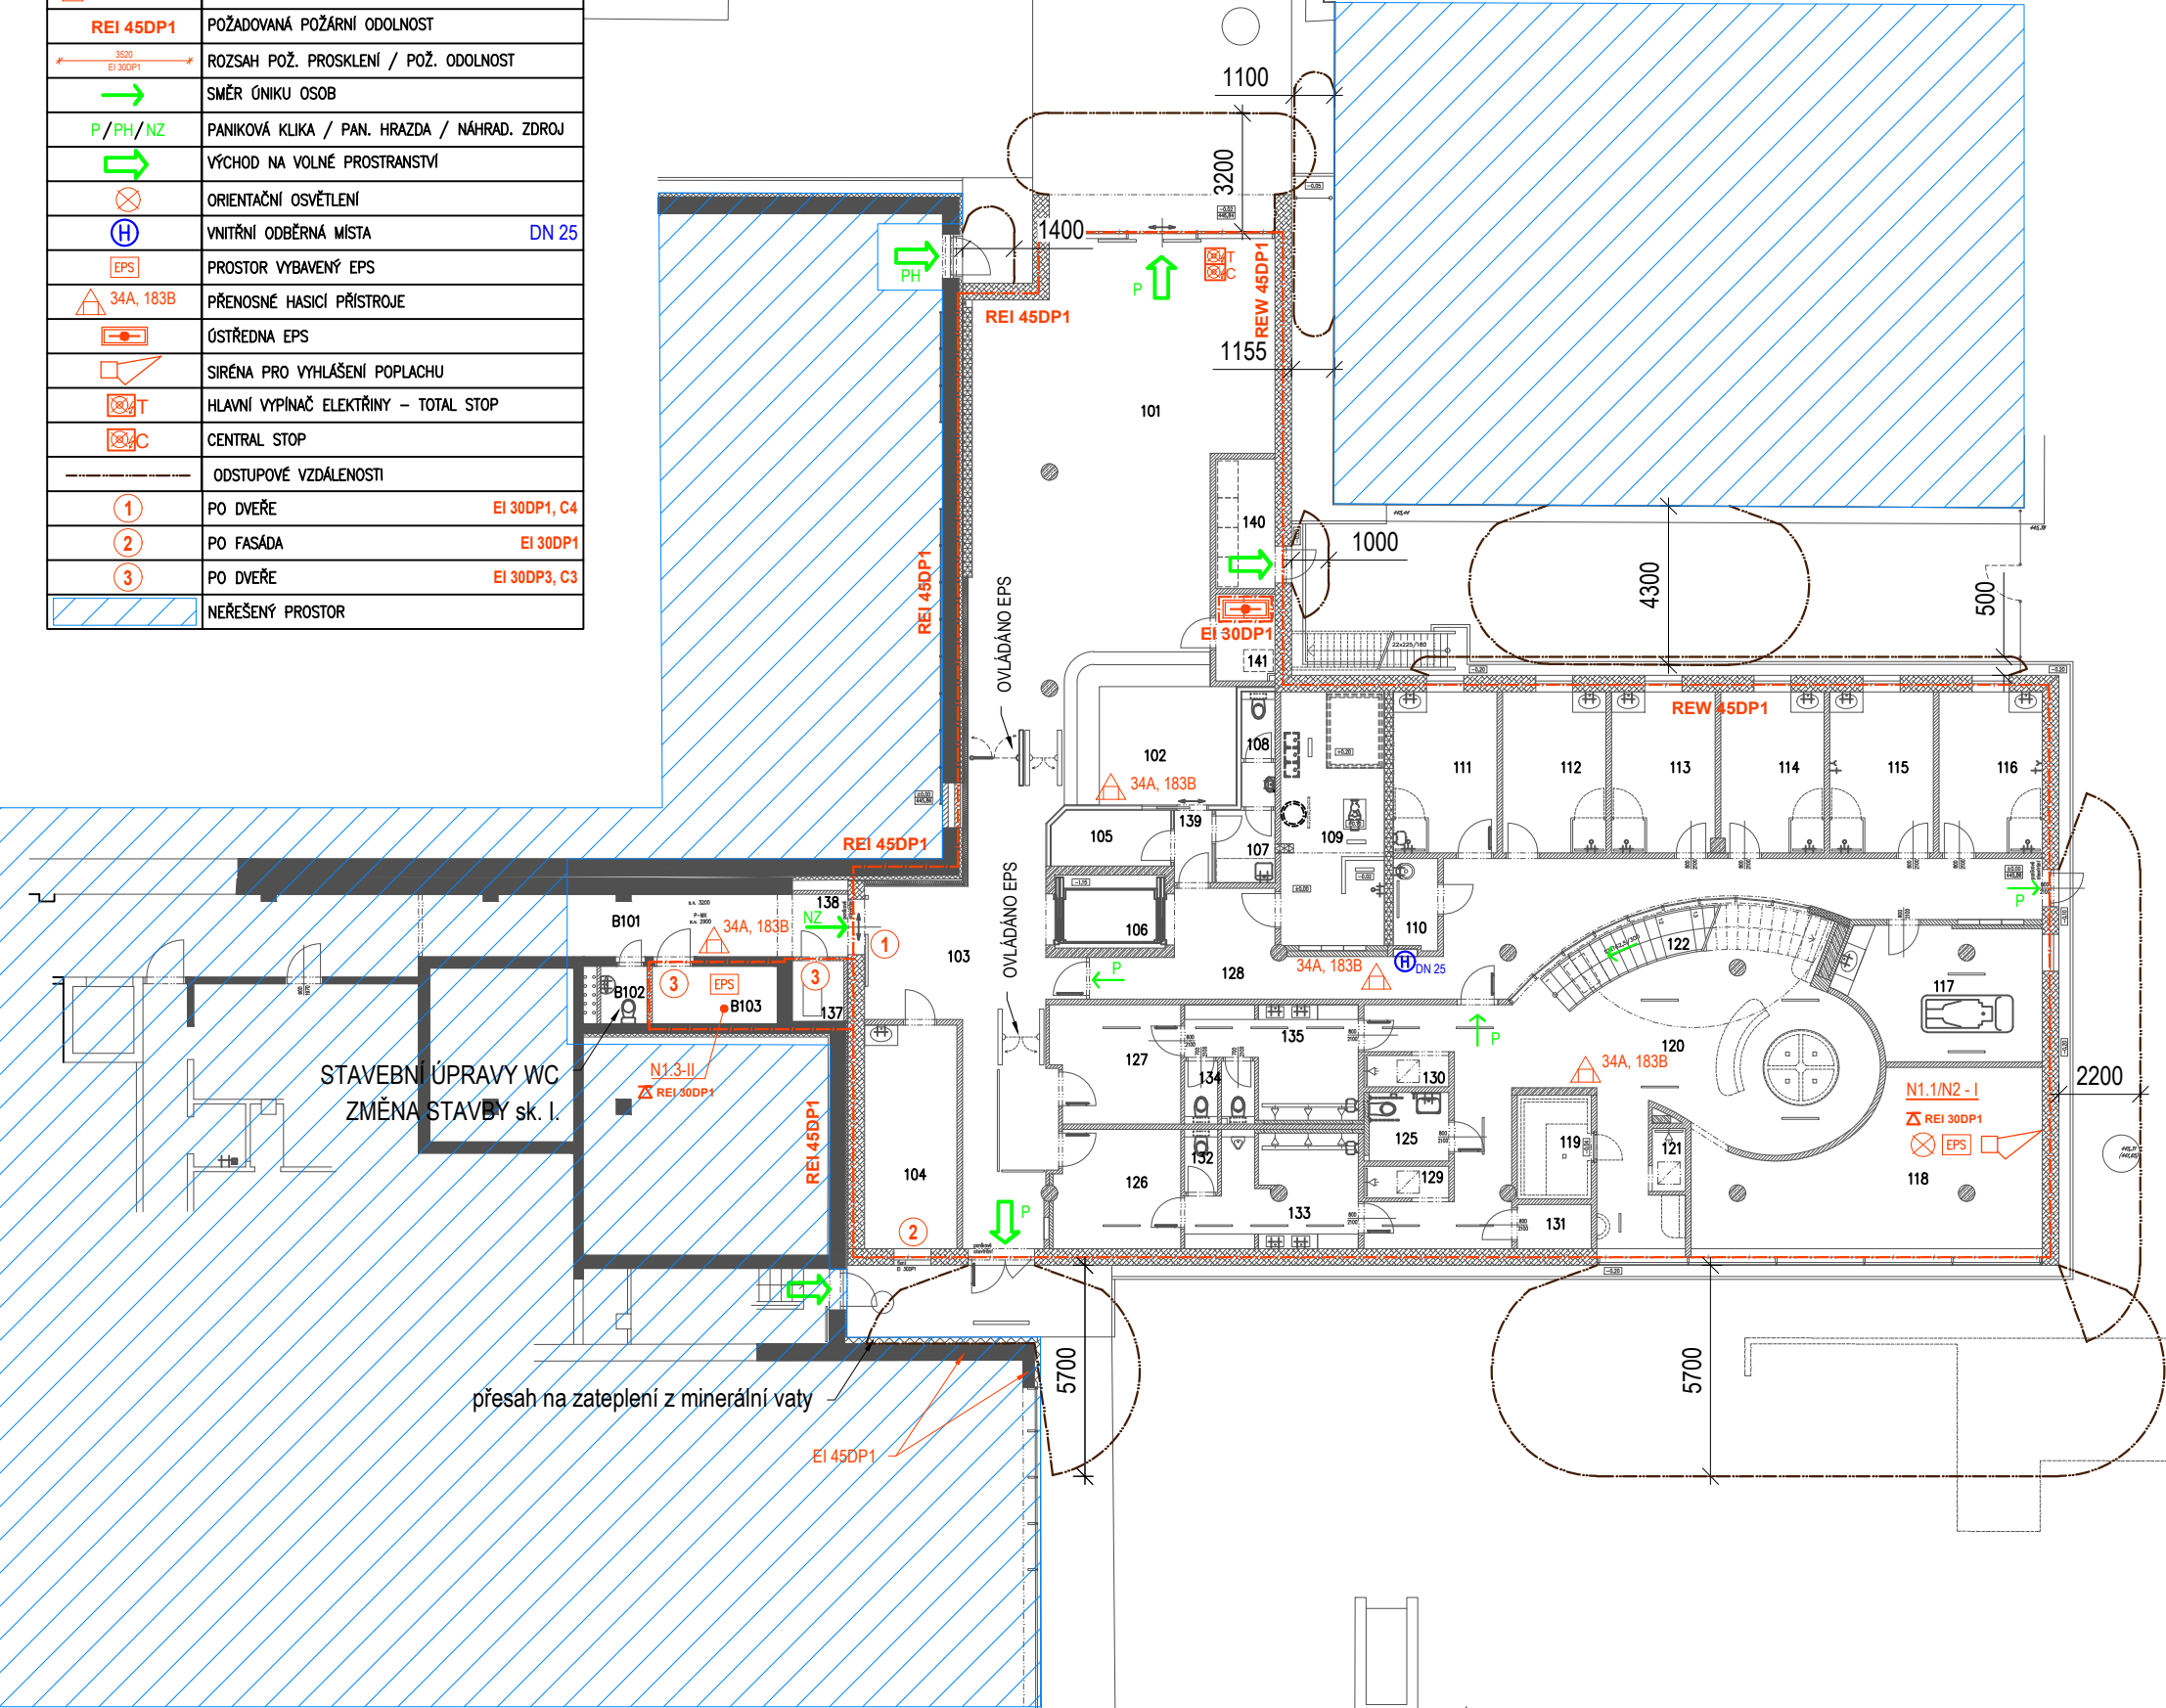

TABULKA MÍSTNOSTÍ

Č. m.	Název místnosti	Pl. [m2]
101	VSTUPNÍ HALA	91.78
102	RECEPCE	18.45
103	CHODBA	37.28
104	KANCELÁŘ	15.13
105	SKLAD PRÁDLA	4.76
106	VÝTAH	5.89
107	KUCHYŇKA	3.12
108	PŘEDSÍŇ A WC	2.79
109	TECHNOLOGICKÁ MÍSTNOST	19.18
110	ÚKLIDOVÁ KOMORA	3.00
111	MASÁŽE / FYZIOTERAPIE	12.18
112	MASÁŽE / FYZIOTERAPIE	12.18
113	MASÁŽE / FYZIOTERAPIE	12.13
114	MASÁŽE / FYZIOTERAPIE	12.13
115	MASÁŽE / FYZIOTERAPIE	12.18
116	MASÁŽE / FYZIOTERAPIE	12.18
117	HYDROMASÁŽ	18.33
118	ODPOČÍVARNA 1	35.43
119	PARNÍ KABINA	5.60
120	RELAXAČNÍ HALA 1	72.46
121	OCHLAZOVACÍ SPRCHA	1.53
122	SCHODIŠTĚ	9.00
123	nepoužito	–
124	nepoužito	–
125	WC – IMOBILNÍ	3.98
126	ŠATNA – MUŽI	10.83
127	ŠATNA – ŽENY	10.89
128	CHODBA	46.91
129	ZÁŽITKOVÁ SPRCHA	1.95
130	ZÁŽITKOVÁ SPRCHA	1.95
131	SKLAD / TECHNOLOGIE 1	2.40
132	WC – MUŽI	1.53
133	UMÝVÁRNA / SPRCHY	12.72
134	WC – ŽENY	3.23
135	UMÝVÁRNA / SPRCHY	11.29
136	nepoužito	–
137	PARKOVÁNÍ ČISTÍČHO VOZÍKU	2.25
138	CHODBA	2.53
139	MANIPULAČNÍ CHODBA	1.99
140	ELEKTRO ROZVODNA	5.60
141	ROZVODNA SLABOPROUDU	3.76
B101	CHODBA	–
B102	WC PERSONÁLNÍ	1.95
B103	SKLAD PRÁDLA	5.27