



PŮDORYS 1.PP

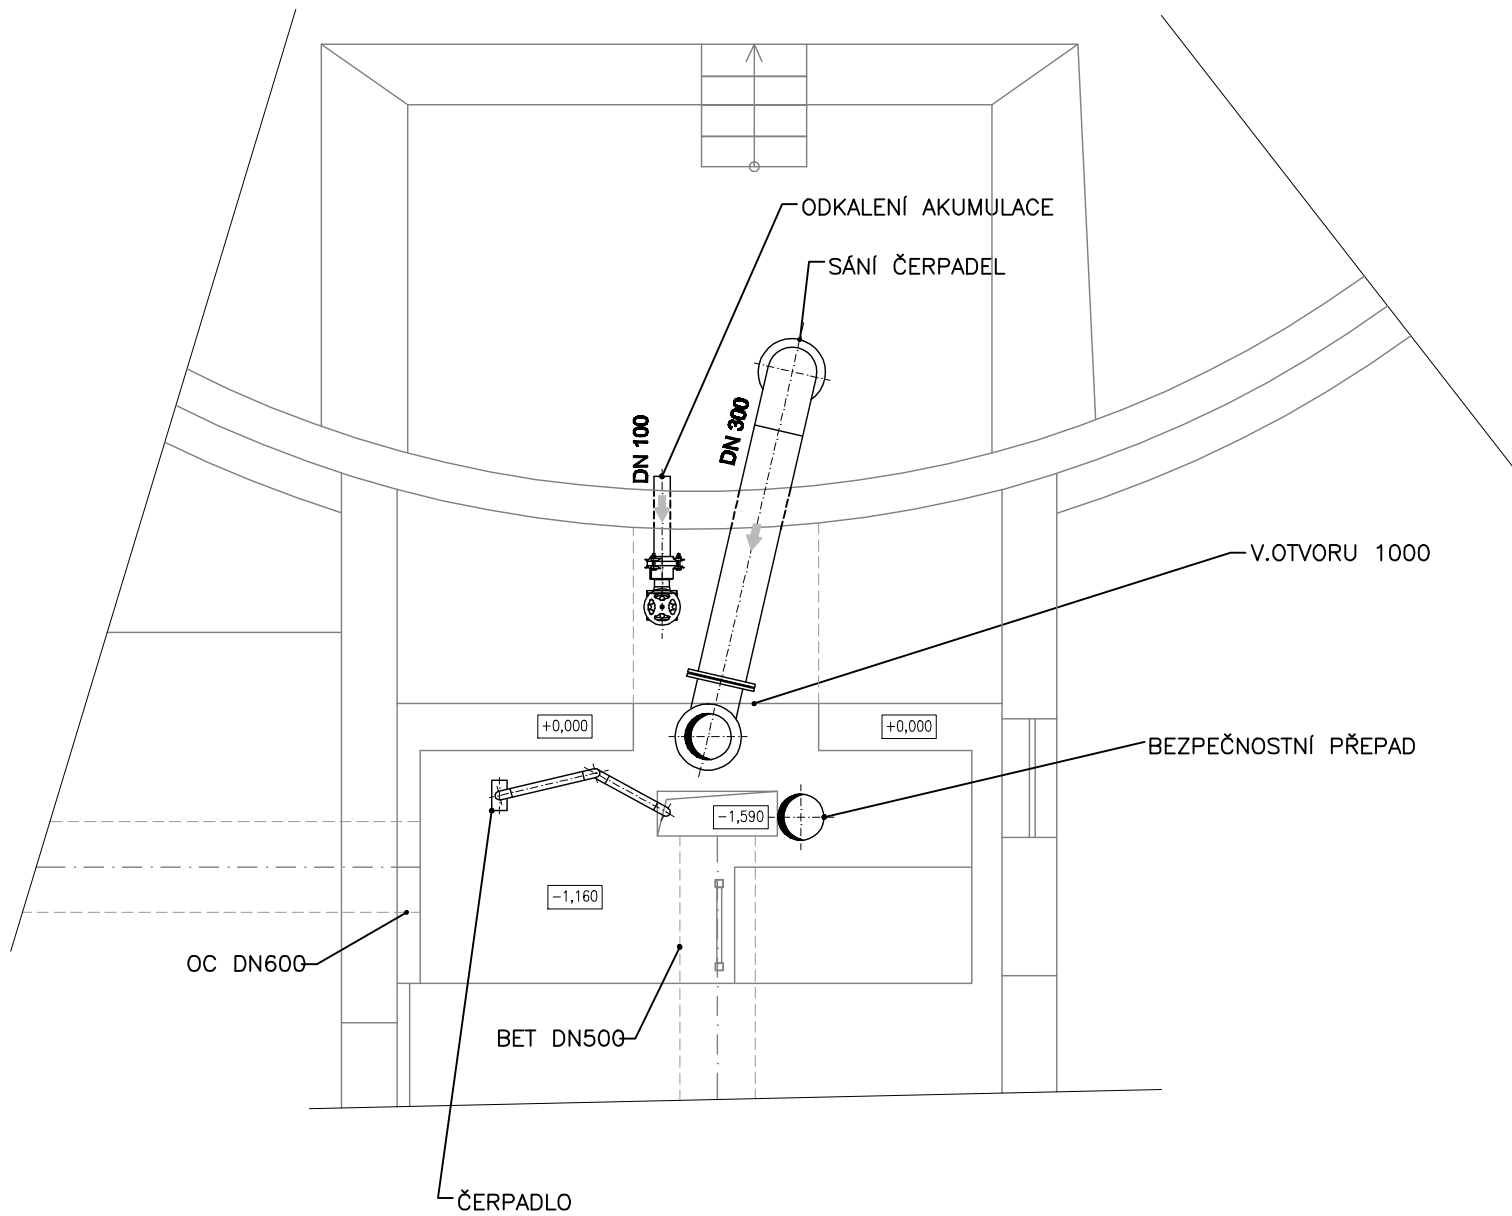


LEGENDA:

- STAVBA
- SOUČASNÉ VYSTROJENÍ

PŮDORYS 1.NP

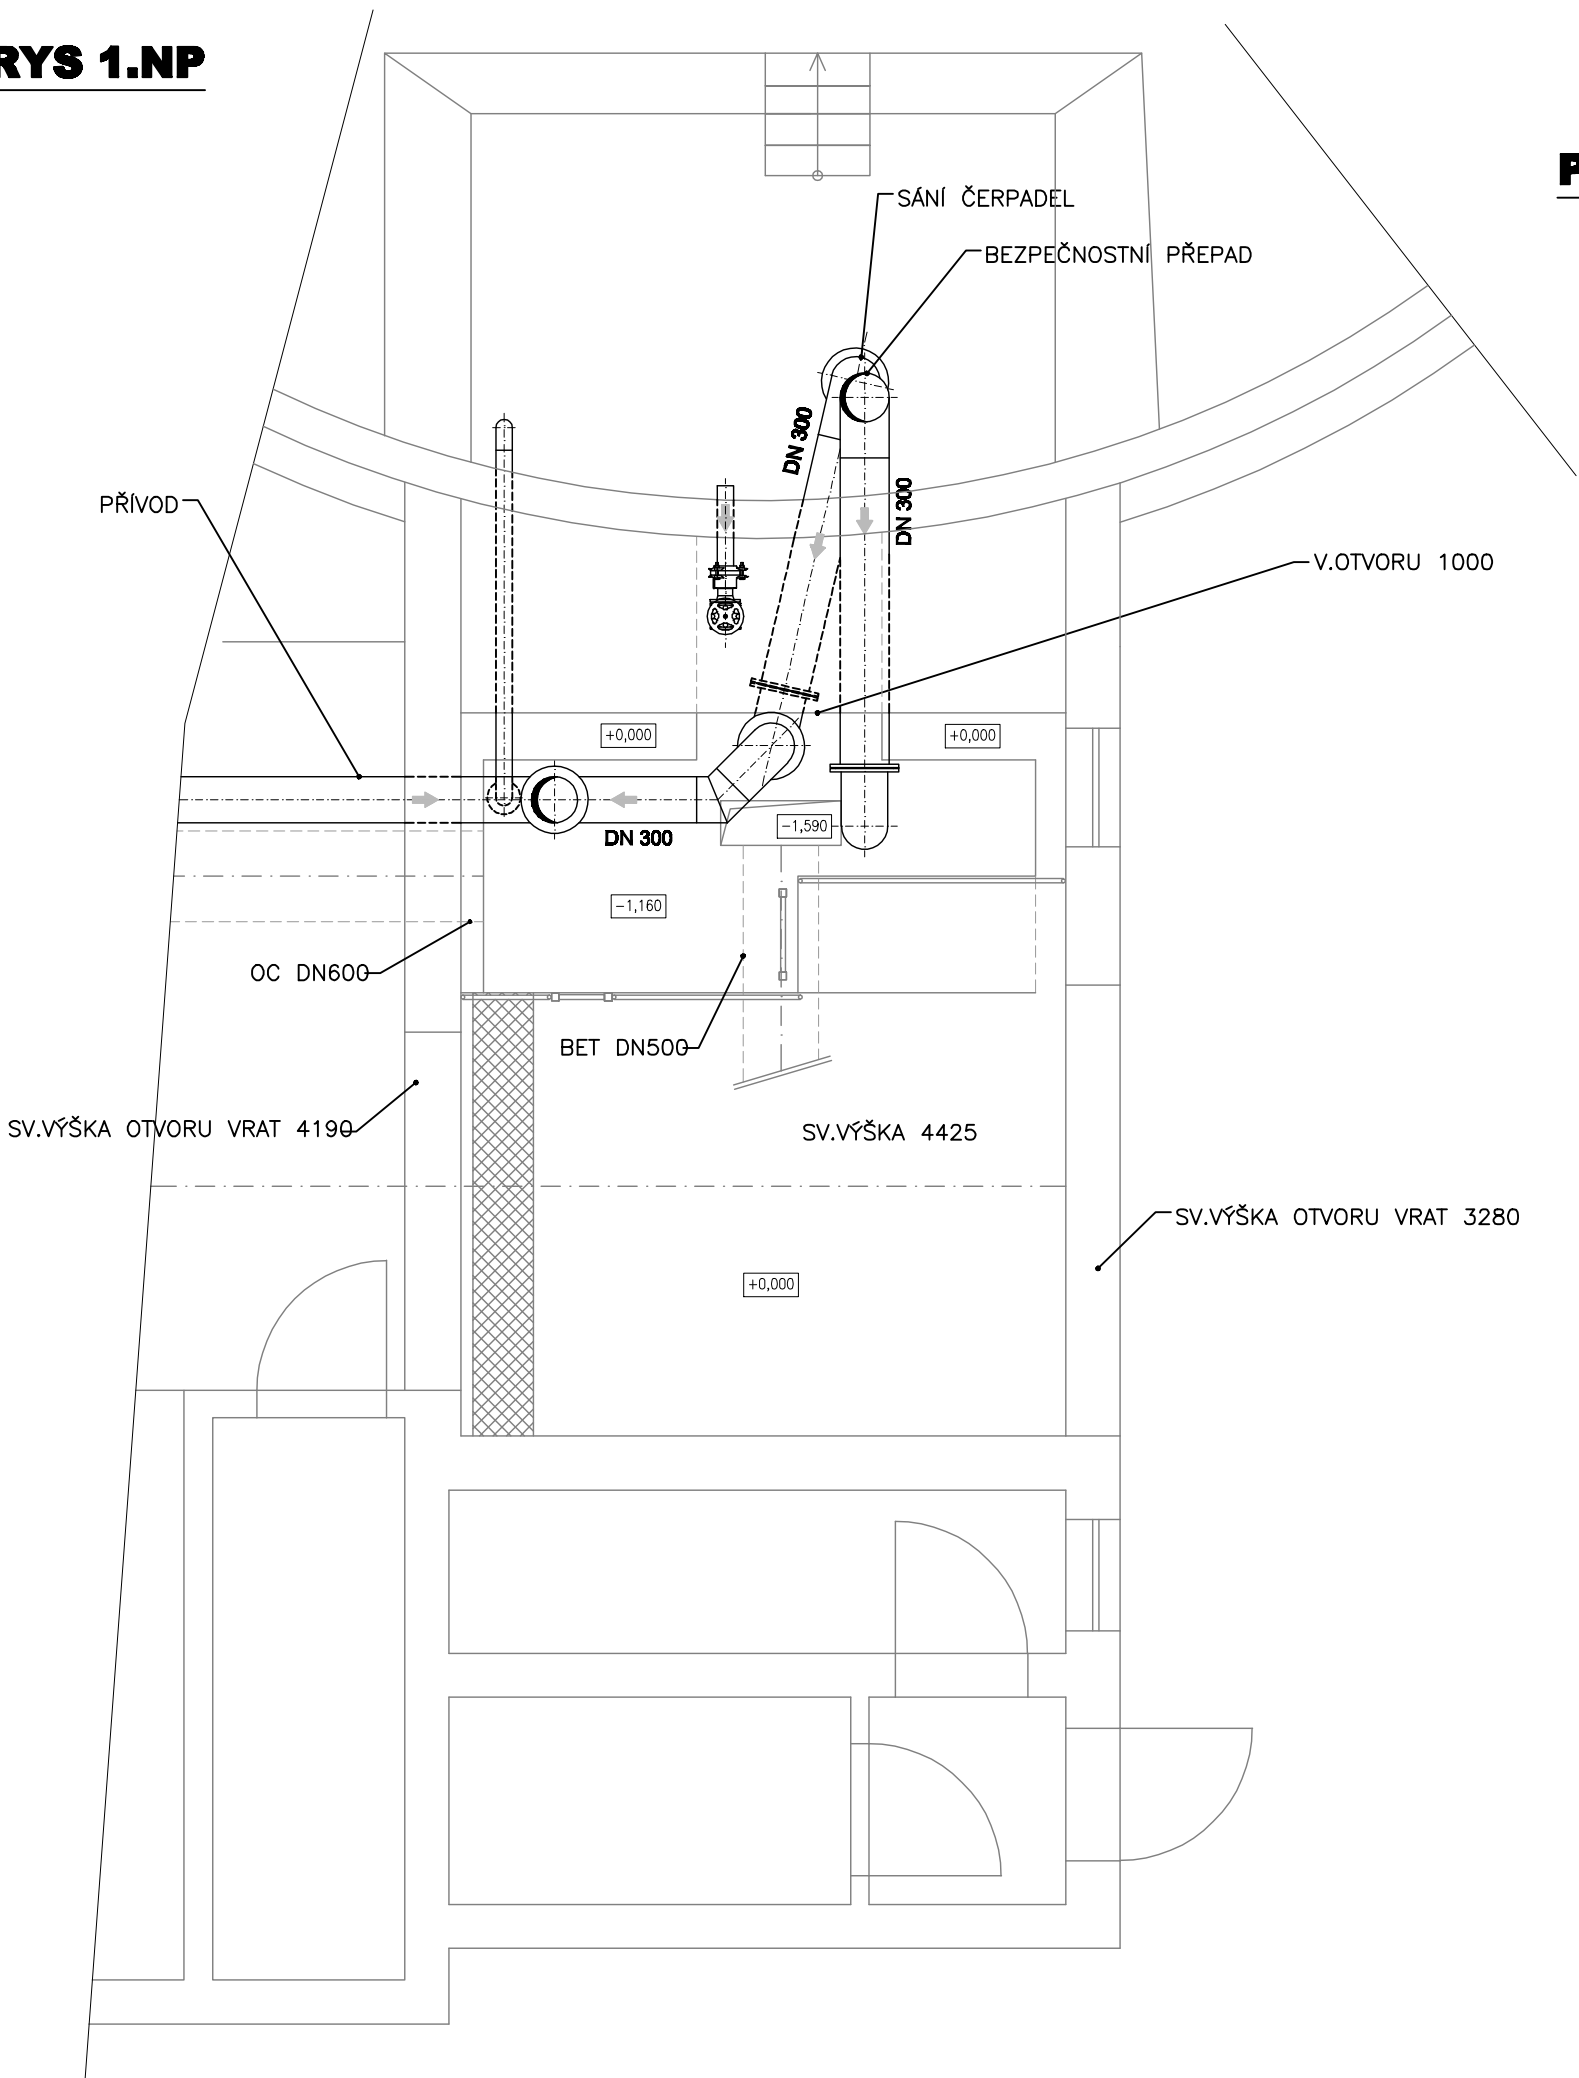

PŮDORYS 2.NP

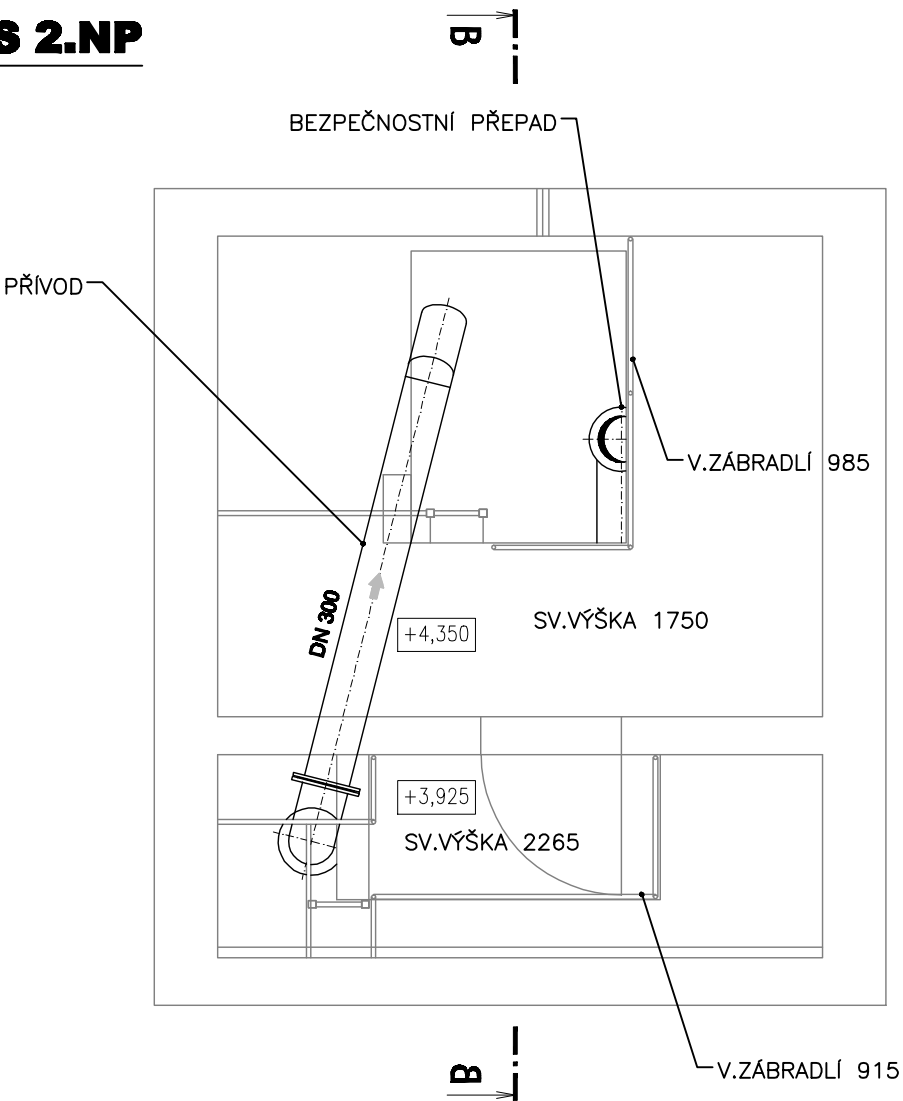

PS-01

VAK projekt s.r.o.

B. Němcové 12/2, 370 01 České Budějovice  
Email.: vakprojekt@vakprojekt.cz, www.vakprojekt.cz

ZODPOVĚDNÝ PROJEKTANT ING. PETR KOHOUTEK <i>P. Kohoutek</i>	VYPRACOVAL ING. LUDVÍK ZEMAN <i>L. Zeman</i>	KOPIE ČÍSLO
OKRES Jindřichův Hradec (Jihočeský kraj)	MÍSTO STAVBY k.ú. Třeboň (770230)	STUPEŇ PROJEKTU PROJEKTOVÁ DOKUMENTACE PRO PROVÁDĚNÍ STAVBY (DPS)
INVESTOR Město Třeboň, Palackého nám. 46/II, 379 01 Třeboň	NÁZEV AKCE Obnova - úpravy a sanace vodojemu 2x1000 m³ Třeboň	DATUM PROJEKTU 12/2020
STAVEBNÍ OBJEKT PS-01 - TECHNOLOGICKÁ ČÁST STROJNÍ	OBSAH VÝKRESU SOUČASNÝ STAV - AKUMULACE II - PŮDORYSY	FORMÁT VÝKRESU 3x A4
		MĚŘÍTKO 1:50
		Č. VÝKRESU D.2.5