




PŮDORYS 1.PP

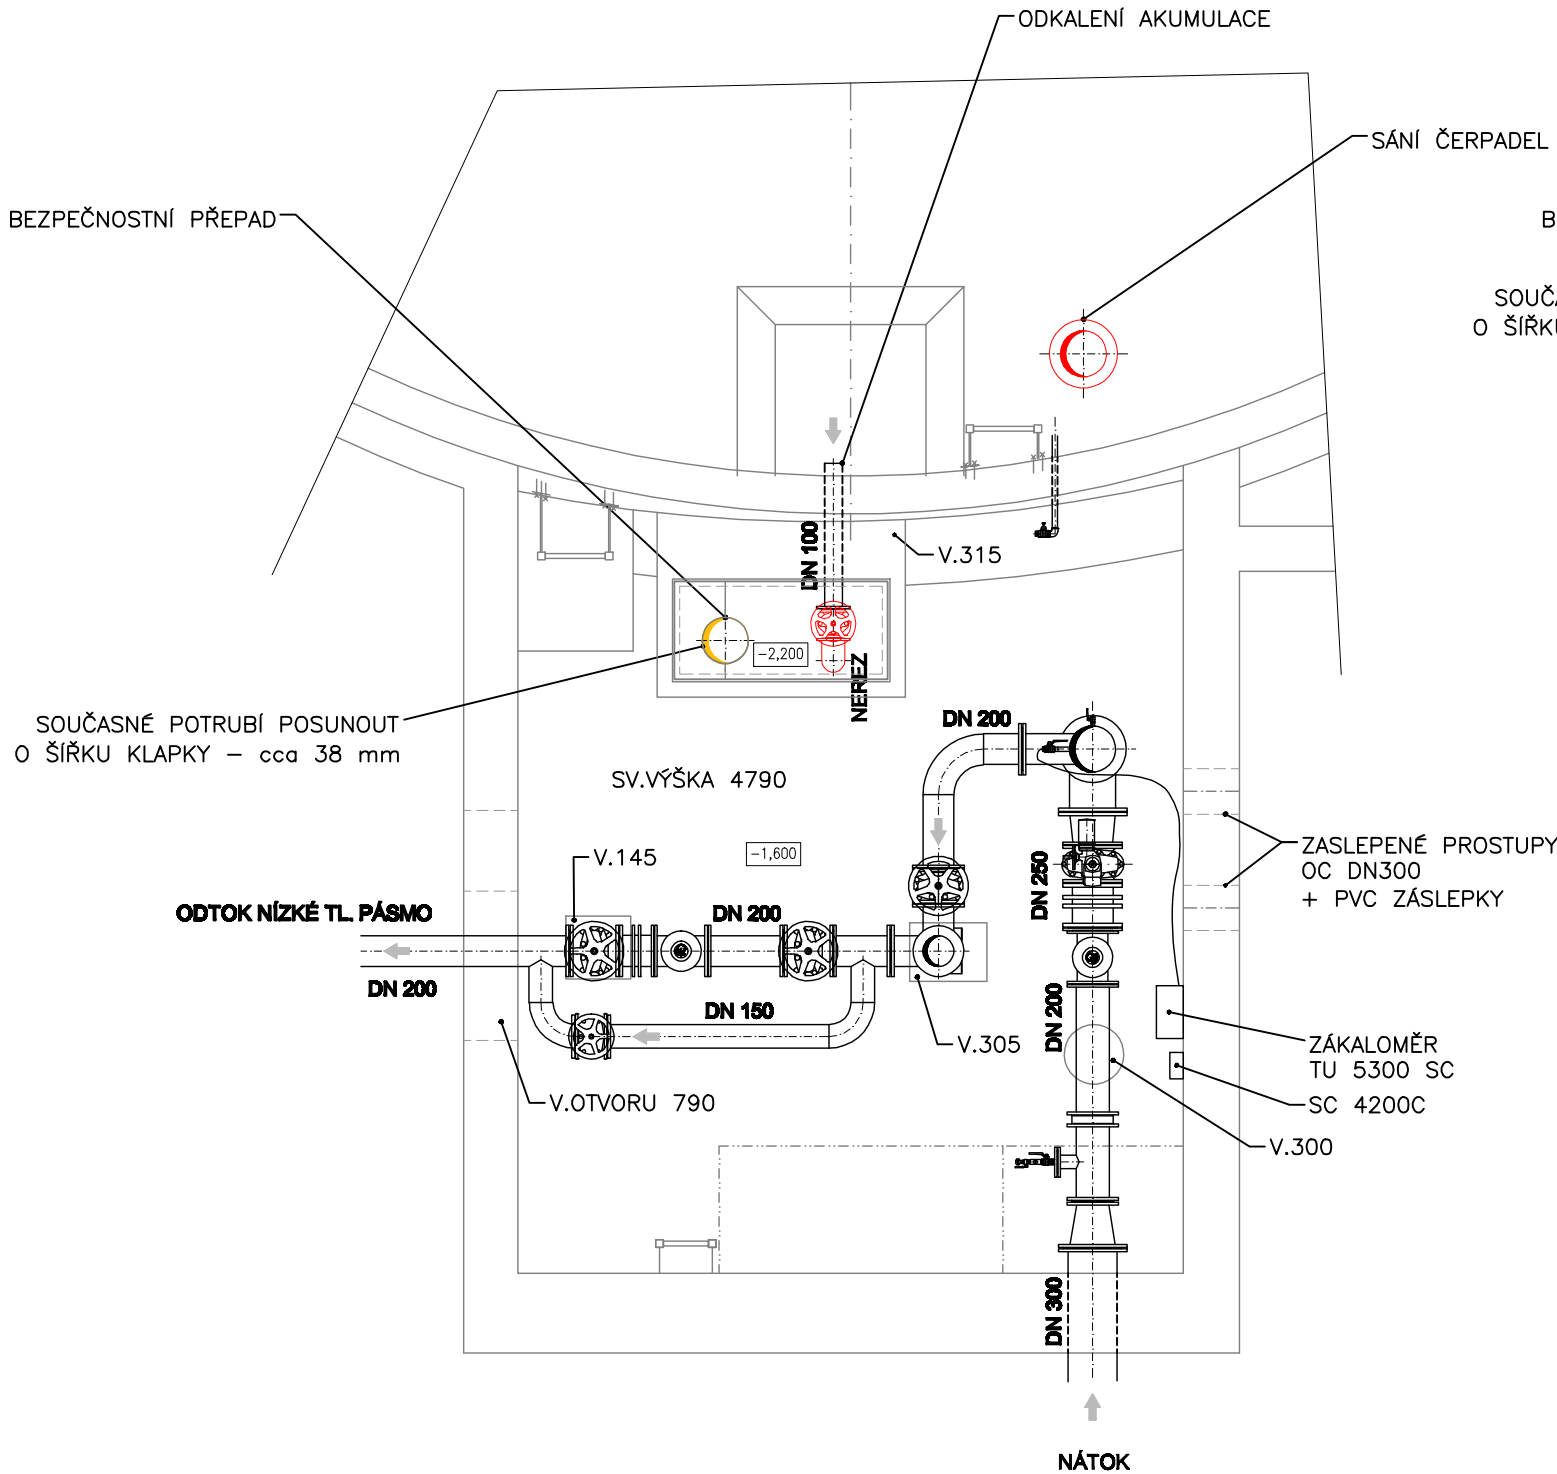

PŮDORYS 1.NP

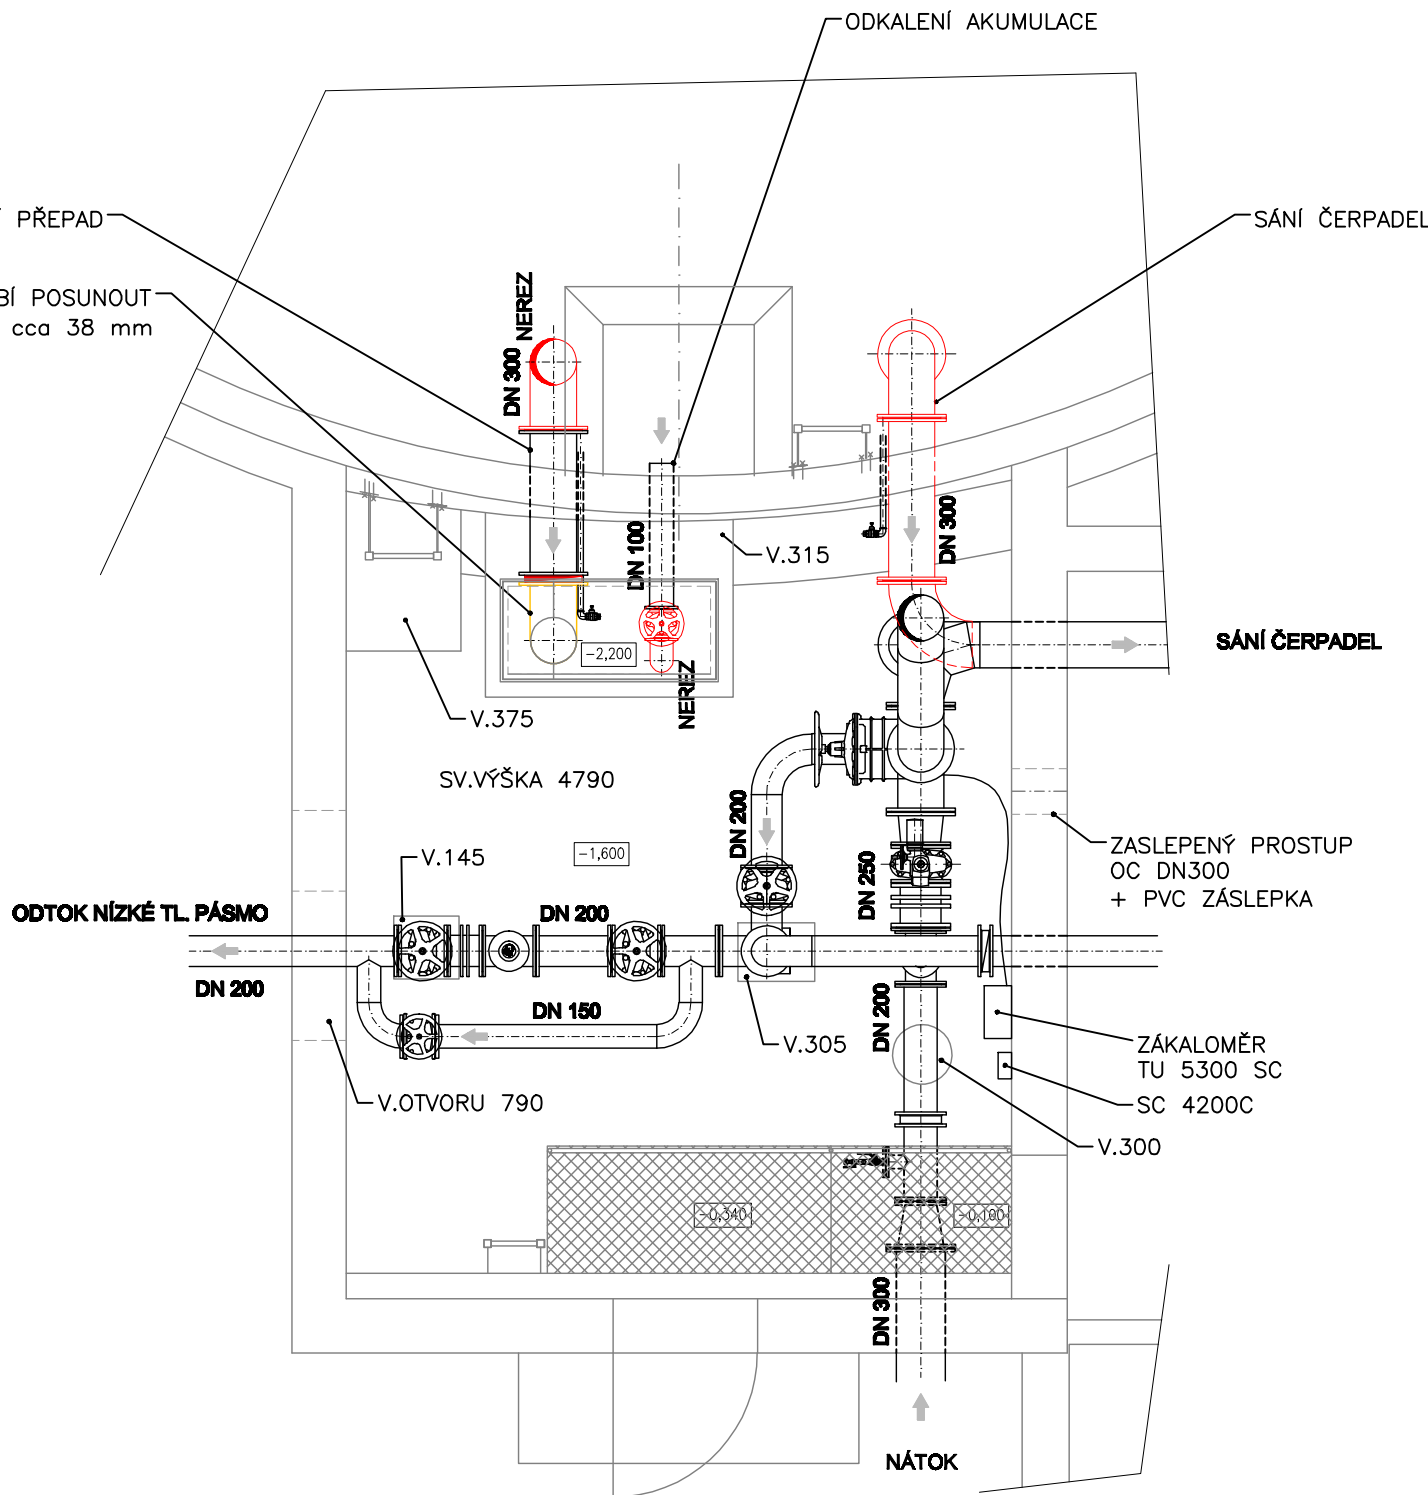

PŮDORYS 2.NP

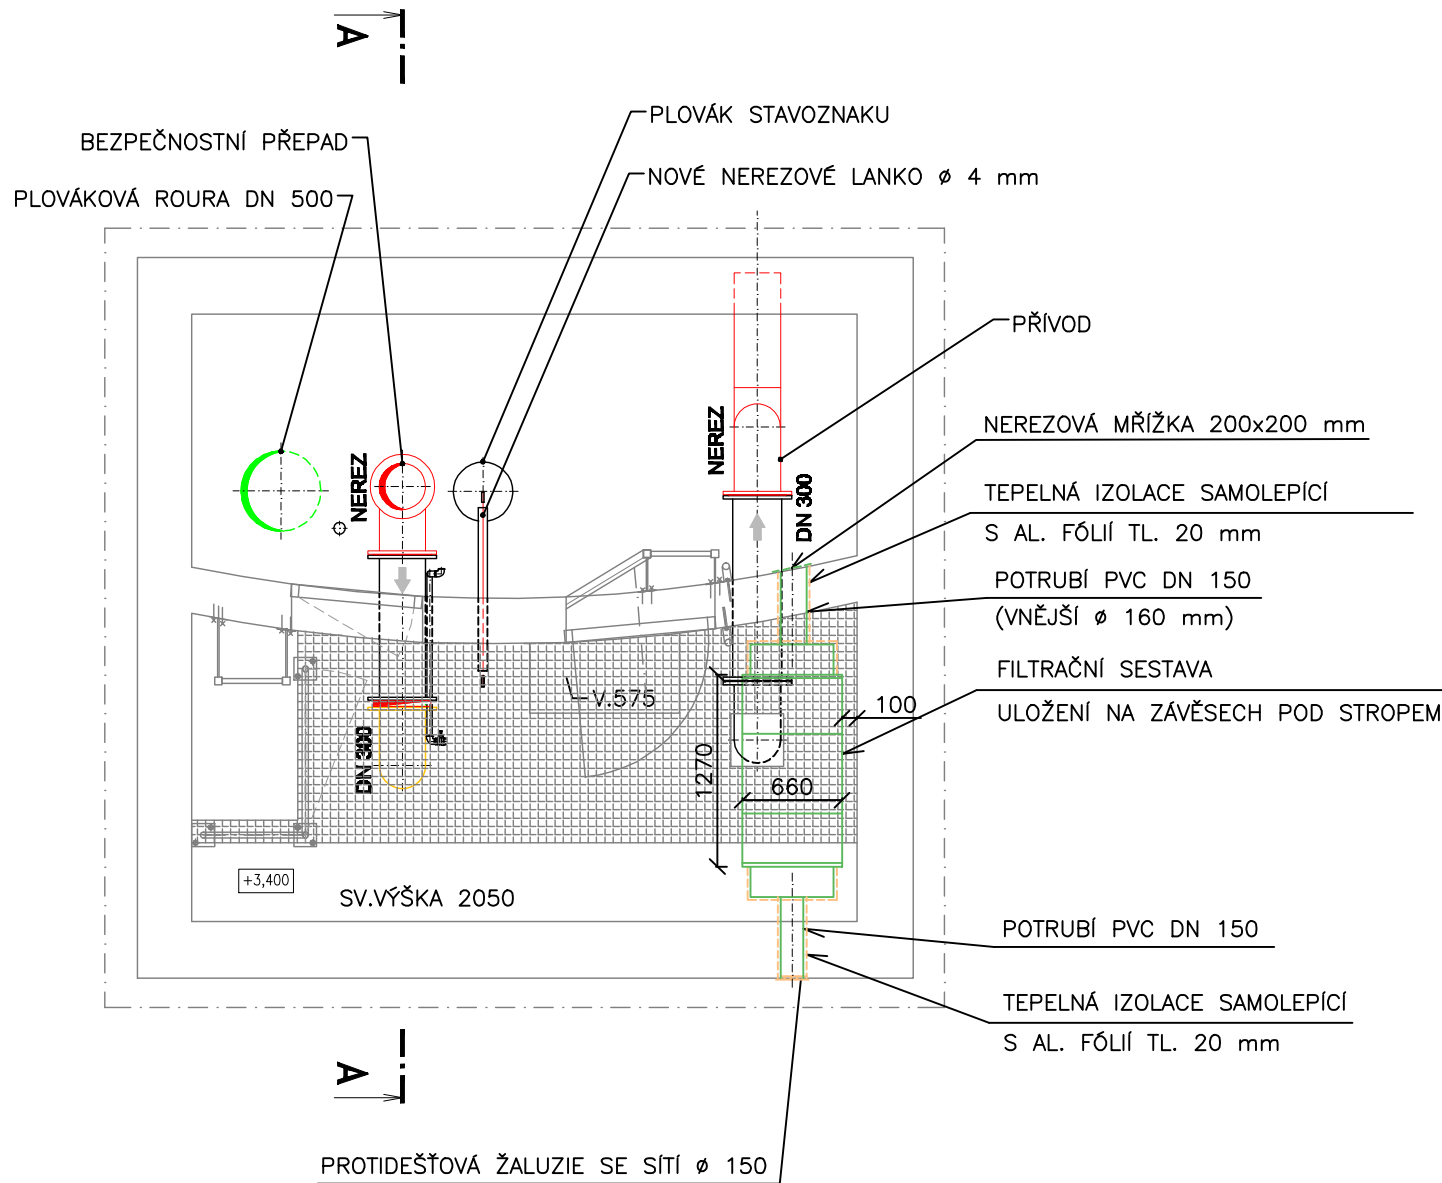

LEGENDA:

- STAVBA
- SOUČASNÉ VYSTROJENÍ
- NOVÉ VYSTROJENÍ
- DEMONTÁŽE
- SOUČASNÉ ZAŘÍZENÍ POSUNOUT
- FILTRACE VZDUCHU
- IZOLACE POTRUBÍ

PS-01

VAK projekt s.r.o.

B. Němcové 12/2, 370 01 České Budějovice
Email.: vakprojekt@vakprojekt.cz, www.vakprojekt.cz

ZODPOVĚDNÝ PROJEKTANT ING. PETR KOHOUTEK	VYPRACOVAL ING. LUDVÍK ZEMAN	KOPIE ČÍSLO
OKRES Jindřichův Hradec (Jihočeský kraj)		STUPEŇ PROJEKTU
MÍSTO STAVBY k.ú. Třeboň (770230)		PROJEKTOVÁ DOKUMENTACE
INVESTOR Město Třeboň, Palackého nám. 46/II, 379 01 Třeboň		PRO PROVÁDĚNÍ STAVBY (DP8)
NÁZEV AKCE Obnova - úpravy a sanace vodojemu 2x1000 m³ Třeboň		DATUM PROJEKTU 12/2020
STAVEBNÍ OBJEKT PS-01 - TECHNOLOGICKÁ ČÁST STROJNÍ		FORMÁT VÝKRESU 3xA4
OBSAH VÝKRESU NOVÝ STAV - AKUMULACE I - PŮDORYSY		MĚŘÍTKO 1:50
		Č. VÝKRESU D.2.3