




PŮDORYS 1NP
PŘÍZEMÍ

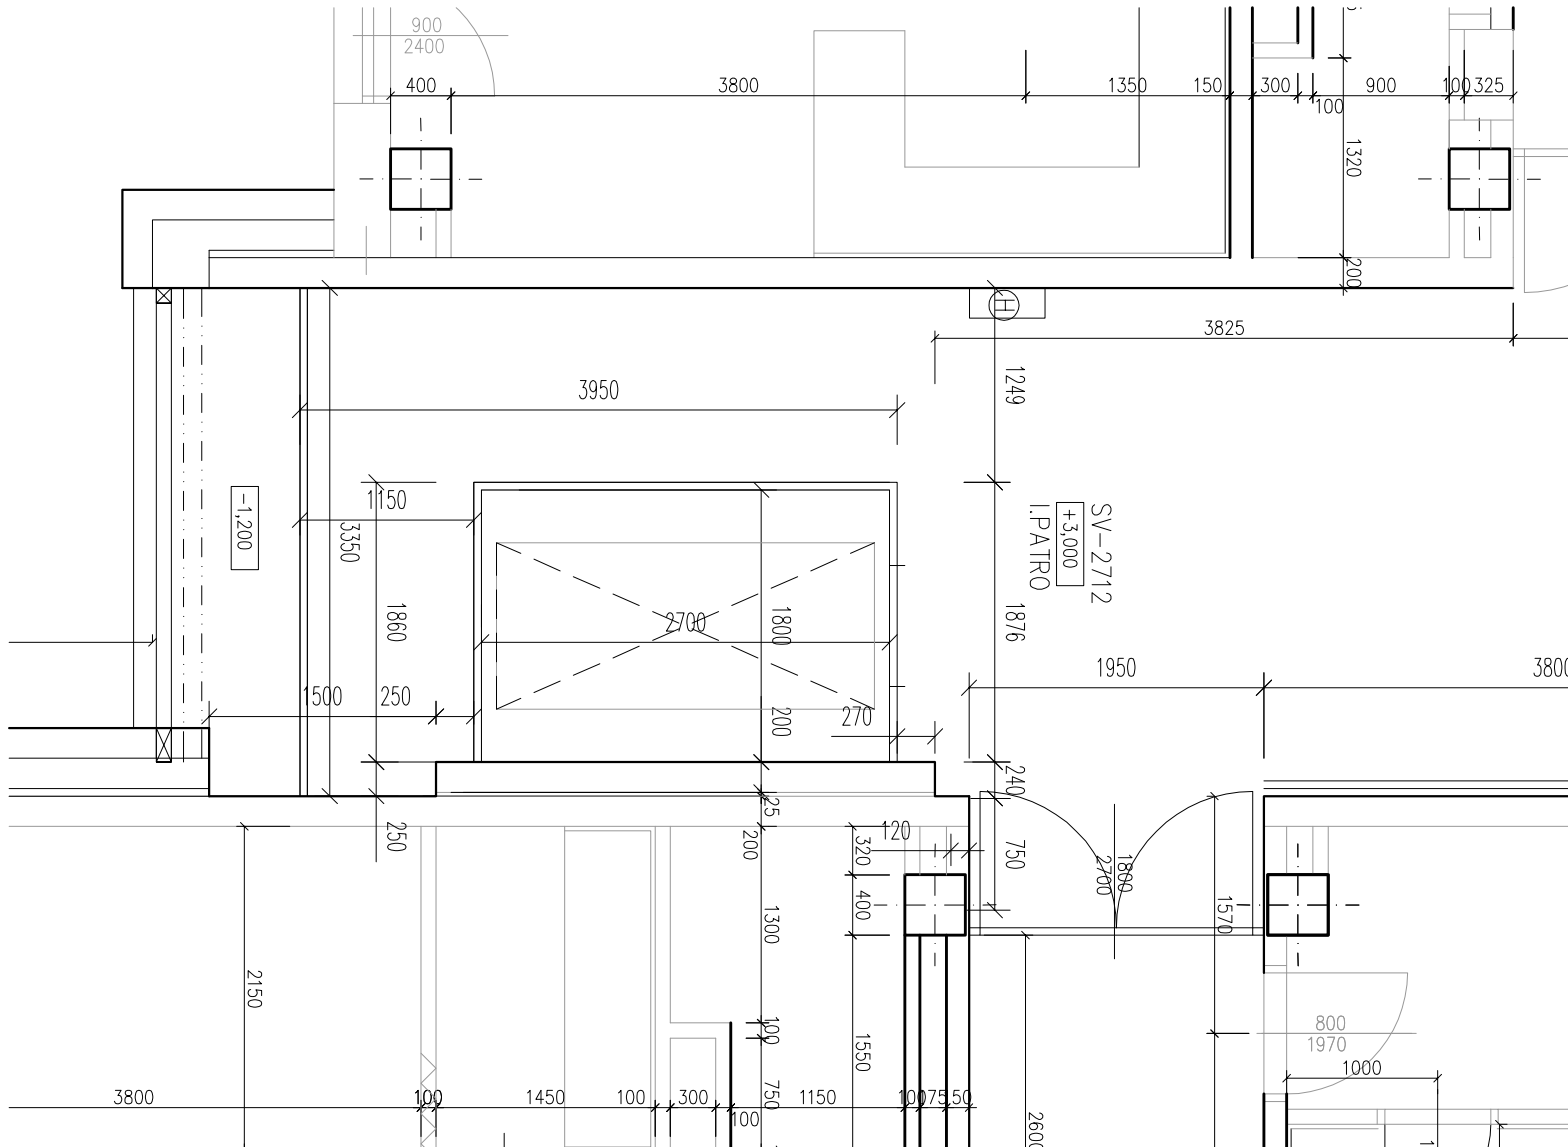


PŮDORYS 2NP
I. PATRO

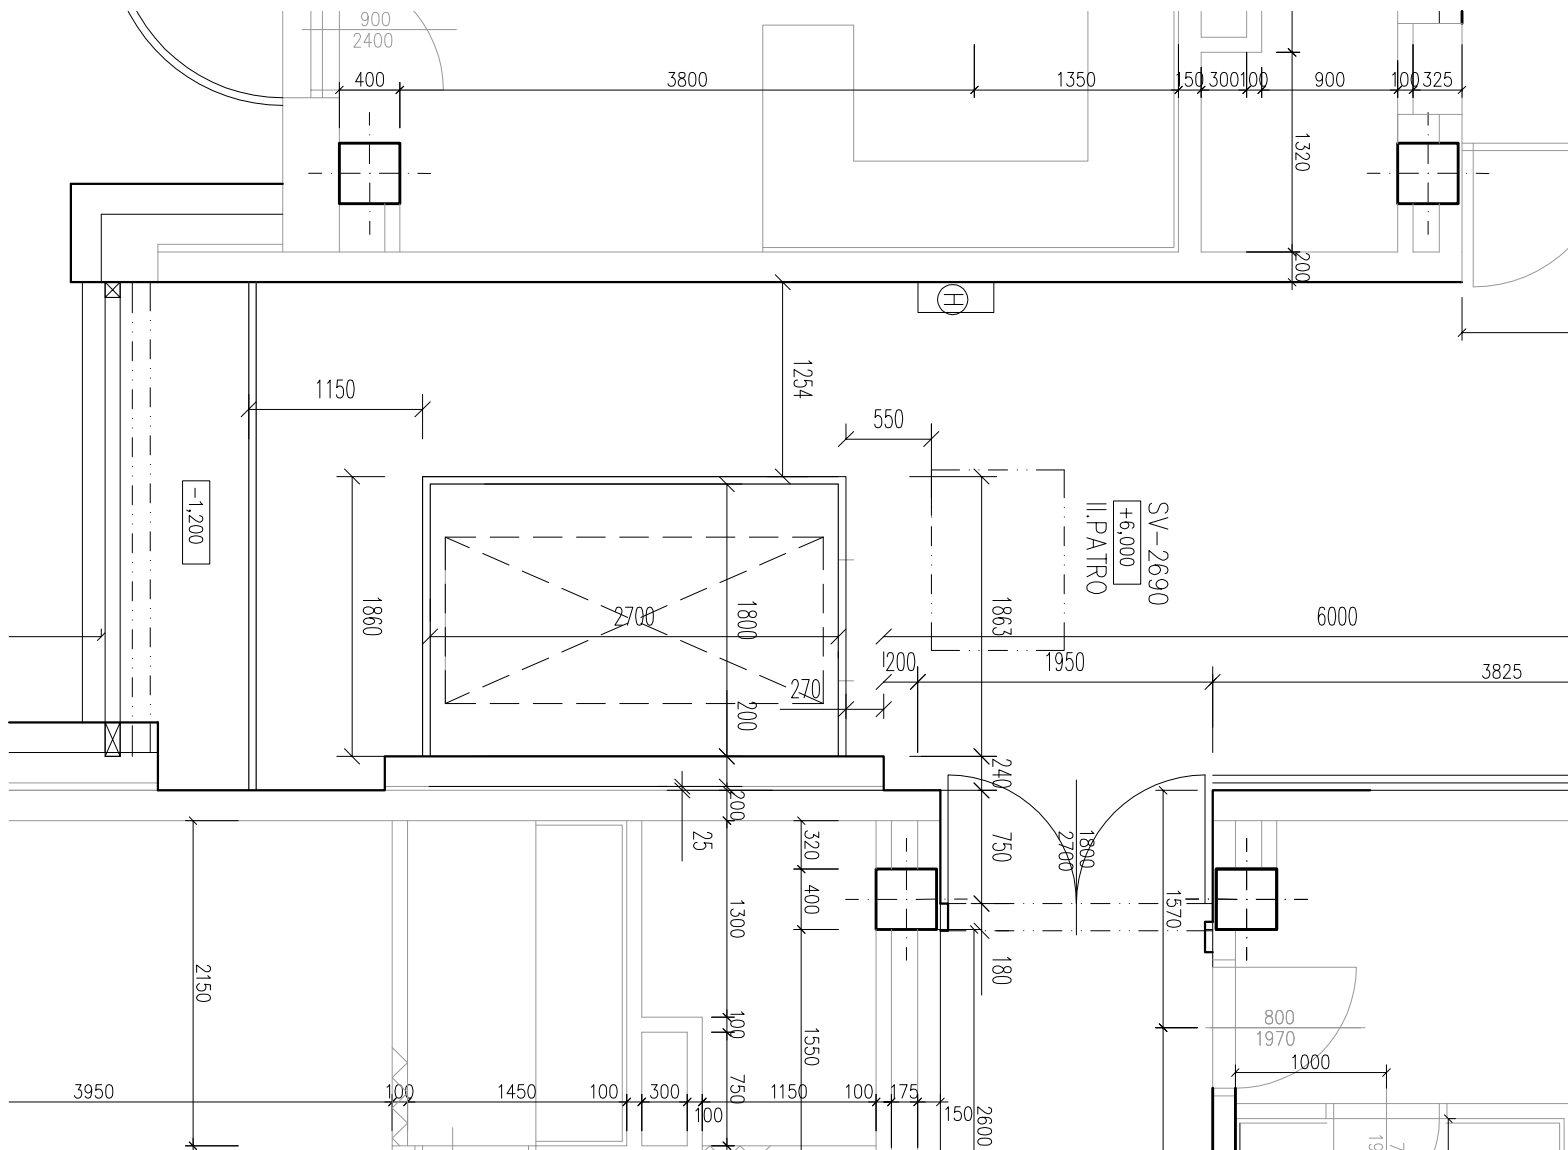

PŮDORYS 3NP
II. PATRO

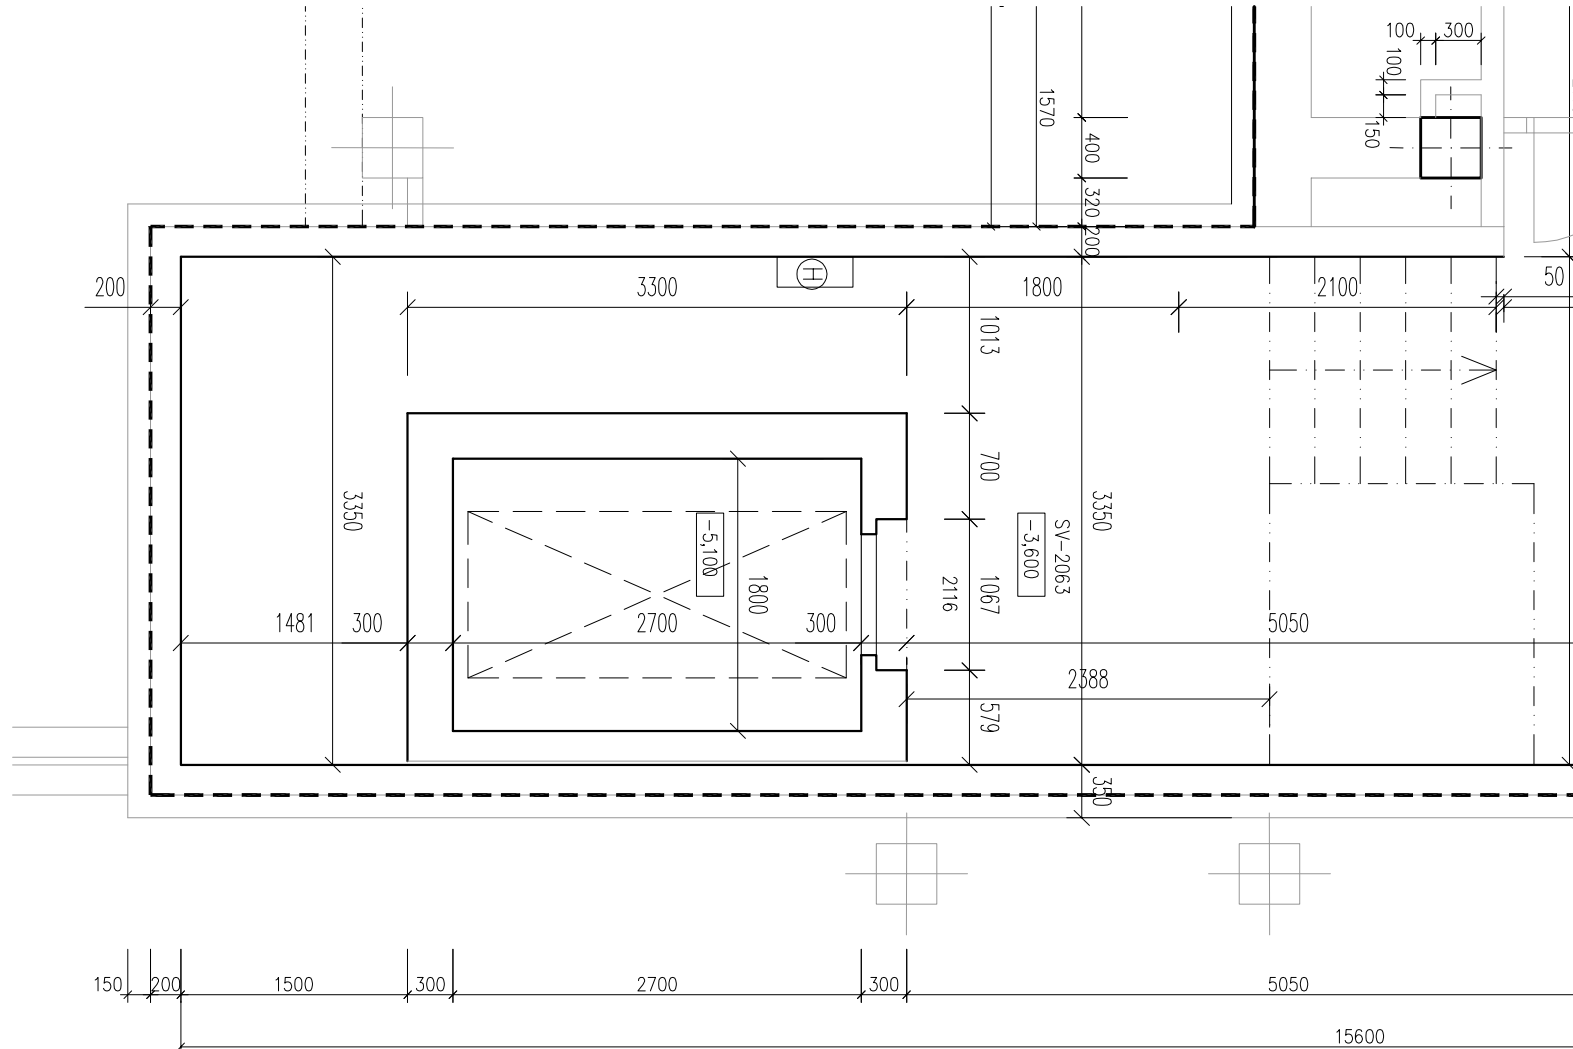


PŮDORYS 1PP

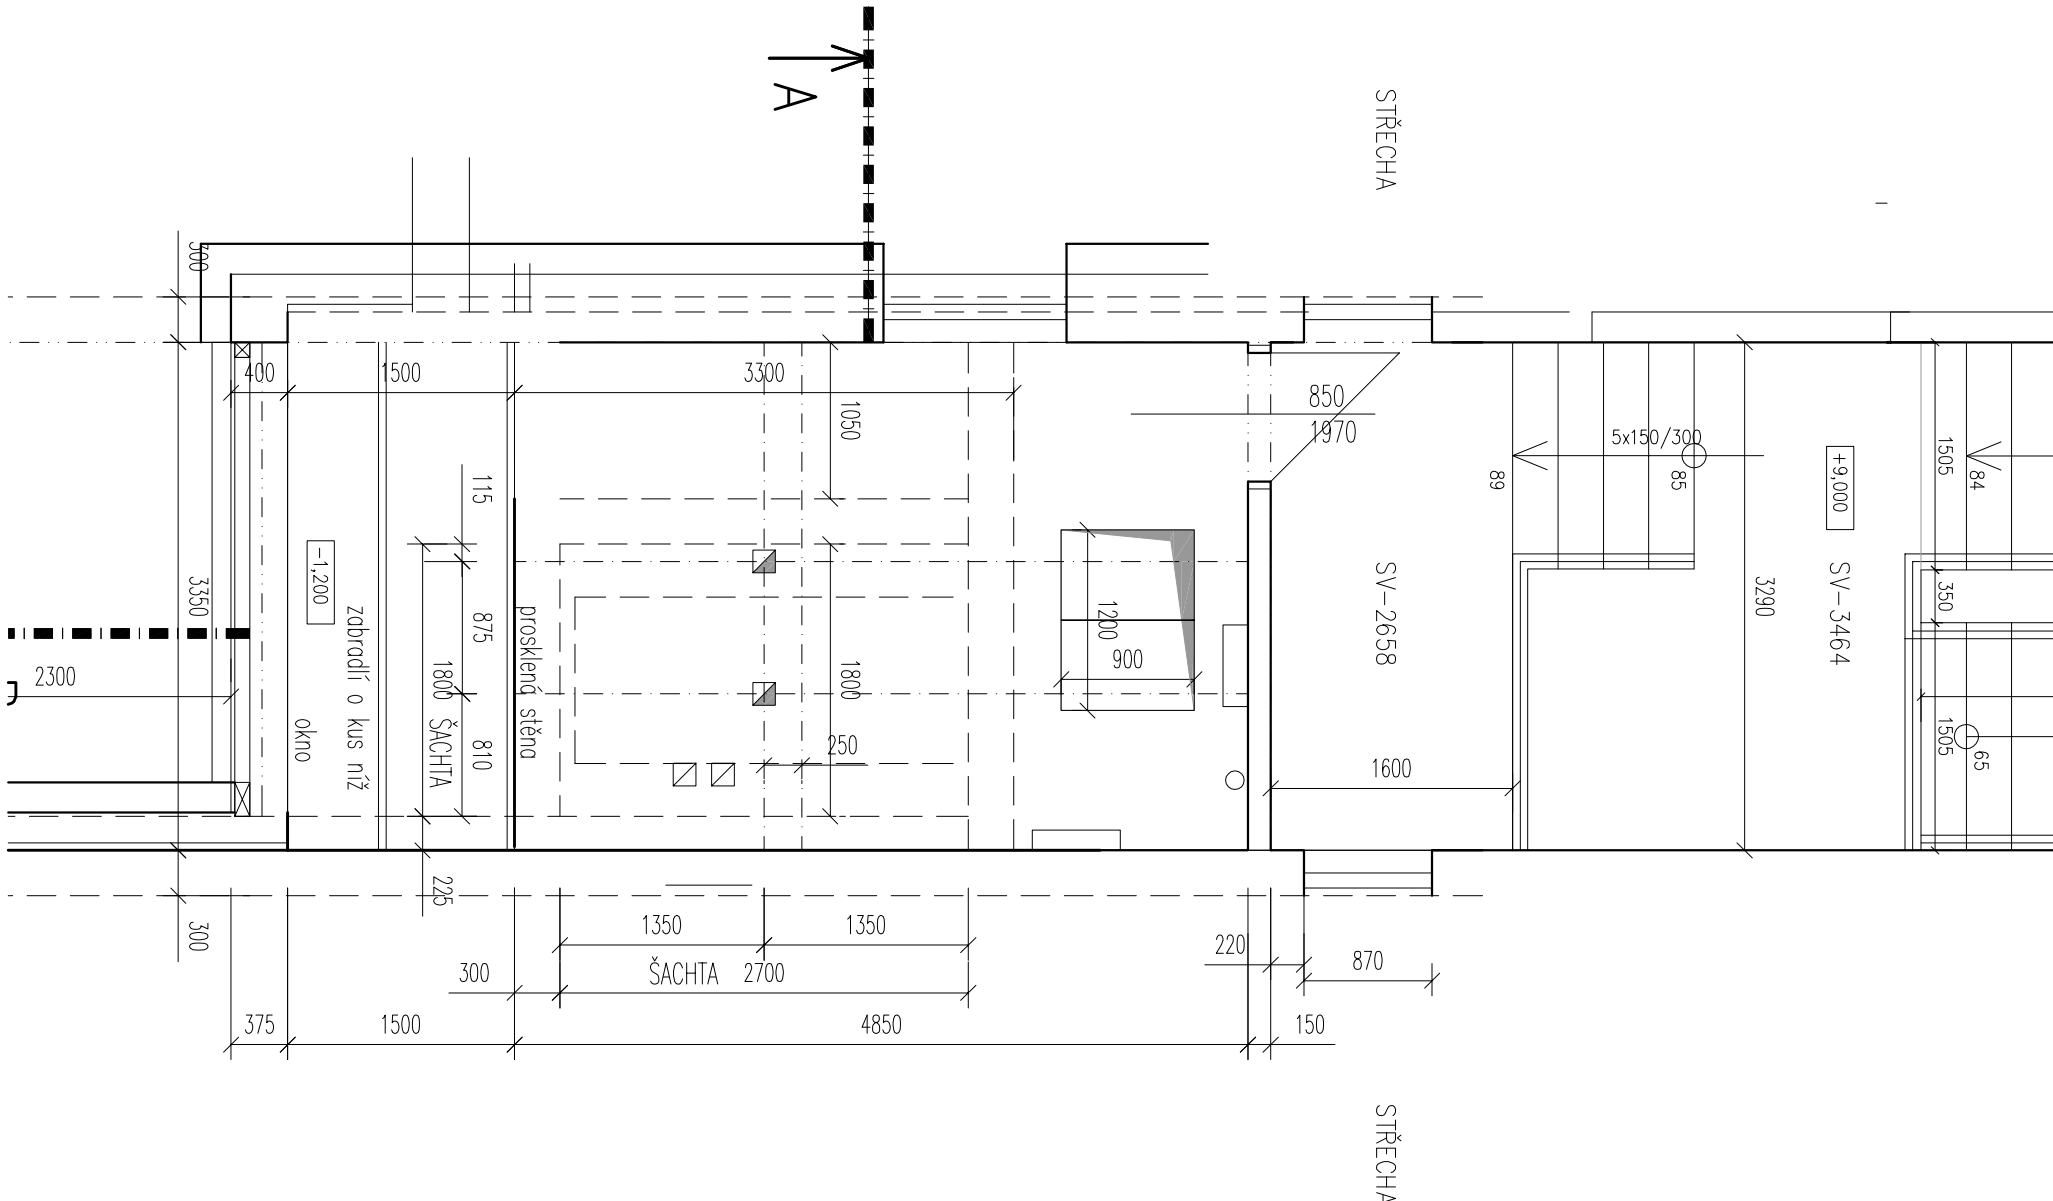

PŮDORYS 4NP - STROJOVNA

STAVAJÍCÍ ŠACHTA 2700 x 1800 mm

 POČET STANIC - 4
DOLNÍ DŮLEŽD 1500 mm
HORNÍ 3600 mm
STANICE SUTERÉN (1PP) ŠACHTA OBEZDRŽNA
OSTANÍ - PROSKLENÉ OPRAŠTĚNÍ

 <div>J. Hrodek s.r.o. Jarošova 753/II Jiřetín Jaroš PSČ: 571 01 e-mail: spulak@psj.cz</div>	Vedoucí projektu: ING. ŠPULAK MILAN Autorizovaný inženýr pro pozemní stavby Regist. v ČKAŘ č. 010007/4		Kreslil: ING. SKALIKOVÁ	Kontrola: ING. ŠPULAK
	Akce: KOMPLETNÍ VYMĚNA VÝTAHU V DPS I, CHELČICKÉHO 1, TŘEBŮŇ		Investor: Město Třebon'	
	Osoba: PŮDORYS – ST. STAV		Obec: Třebon'	Stupeň PD: SR
			Č.výkřesu: D 1.01	Č.porčí:
Datum: II. 2022 Arch. č.: 22003 Měřítko: 1:50 Formát: A4				