




PŮDORYS 1.PP

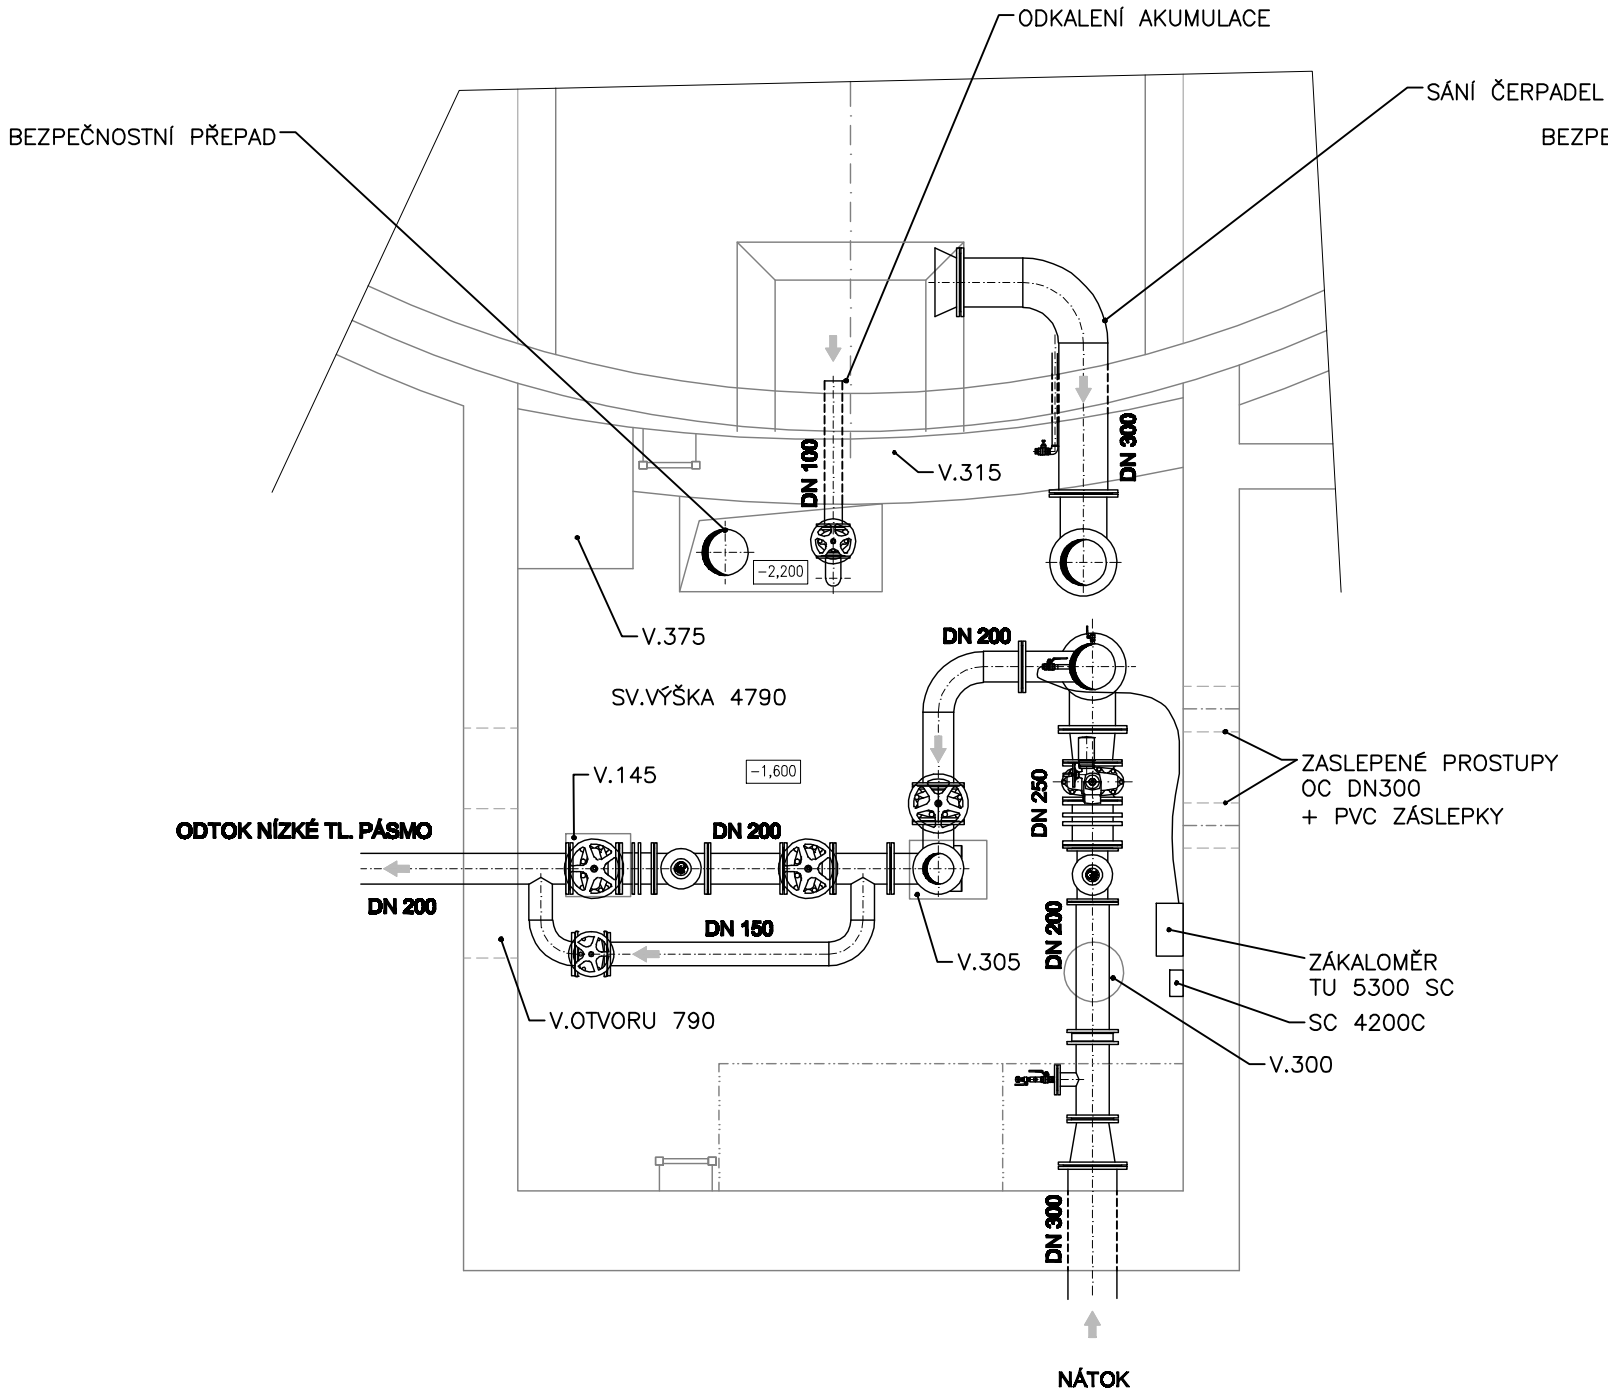

PŮDORYS 1.NP

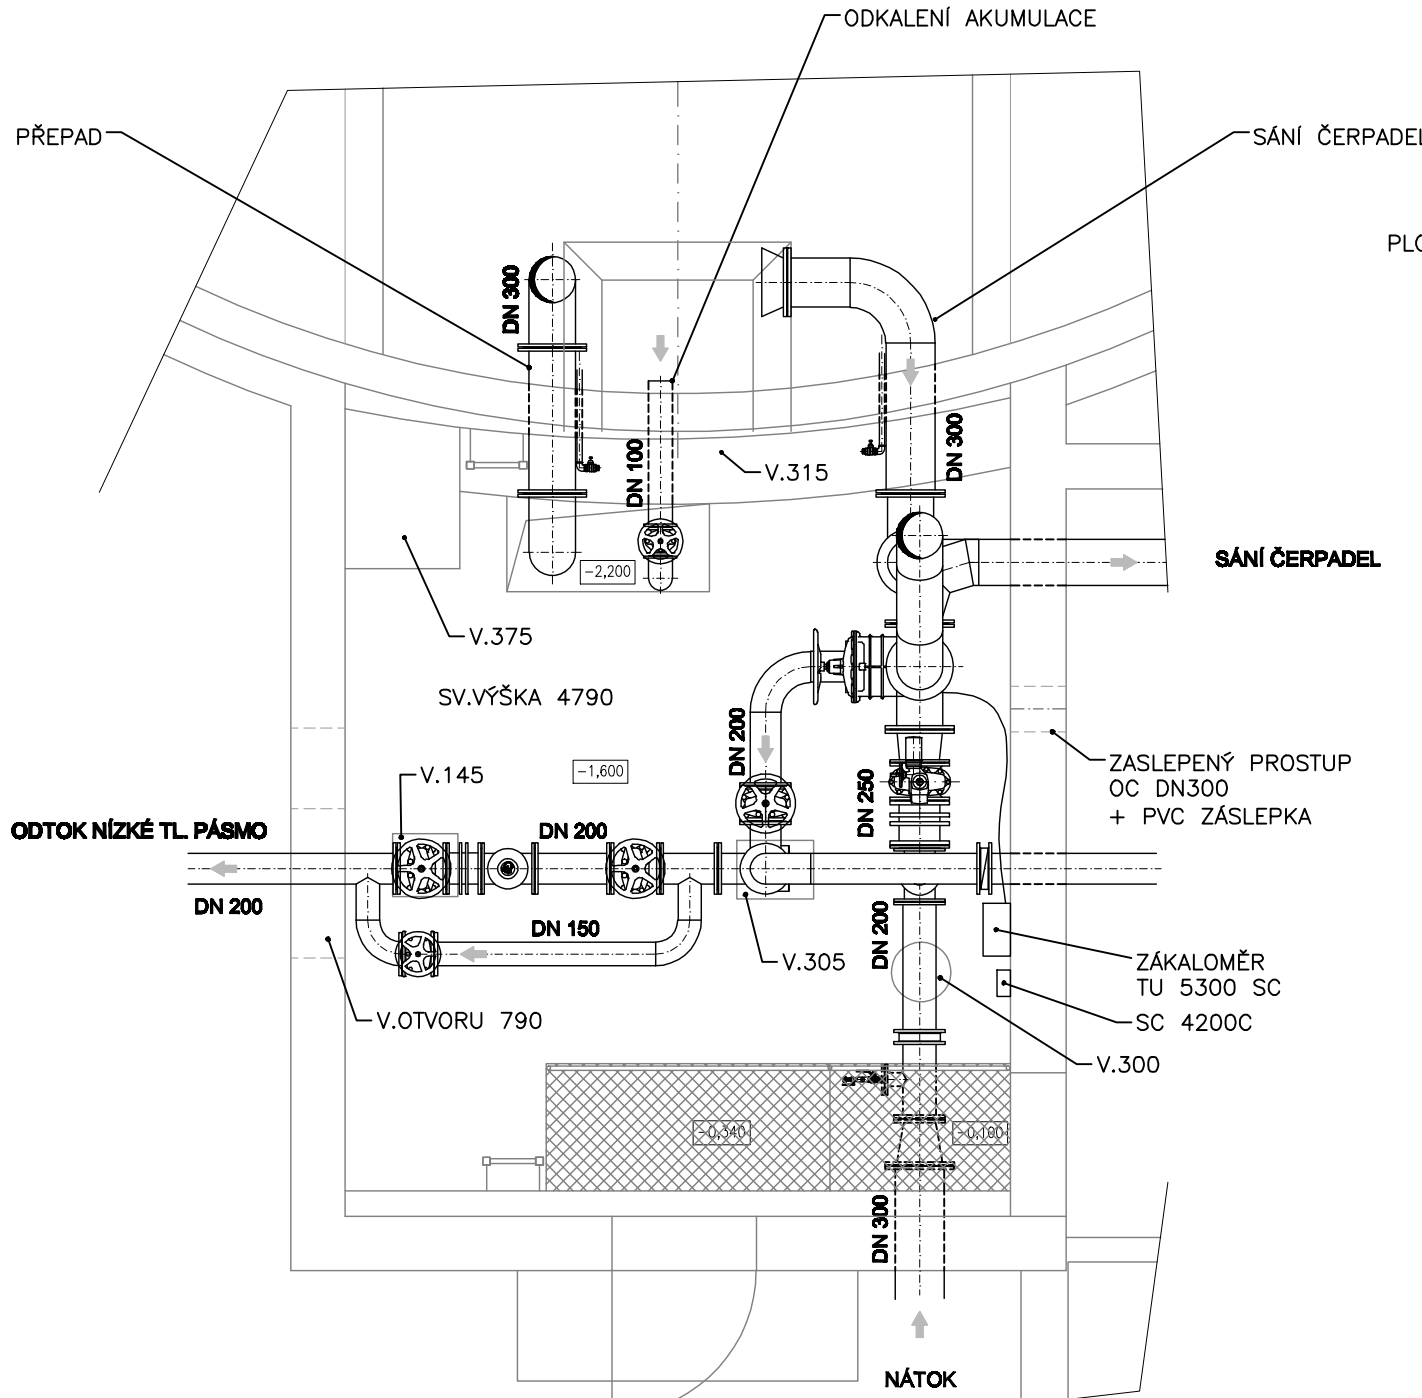

PŮDORYS 2.NP

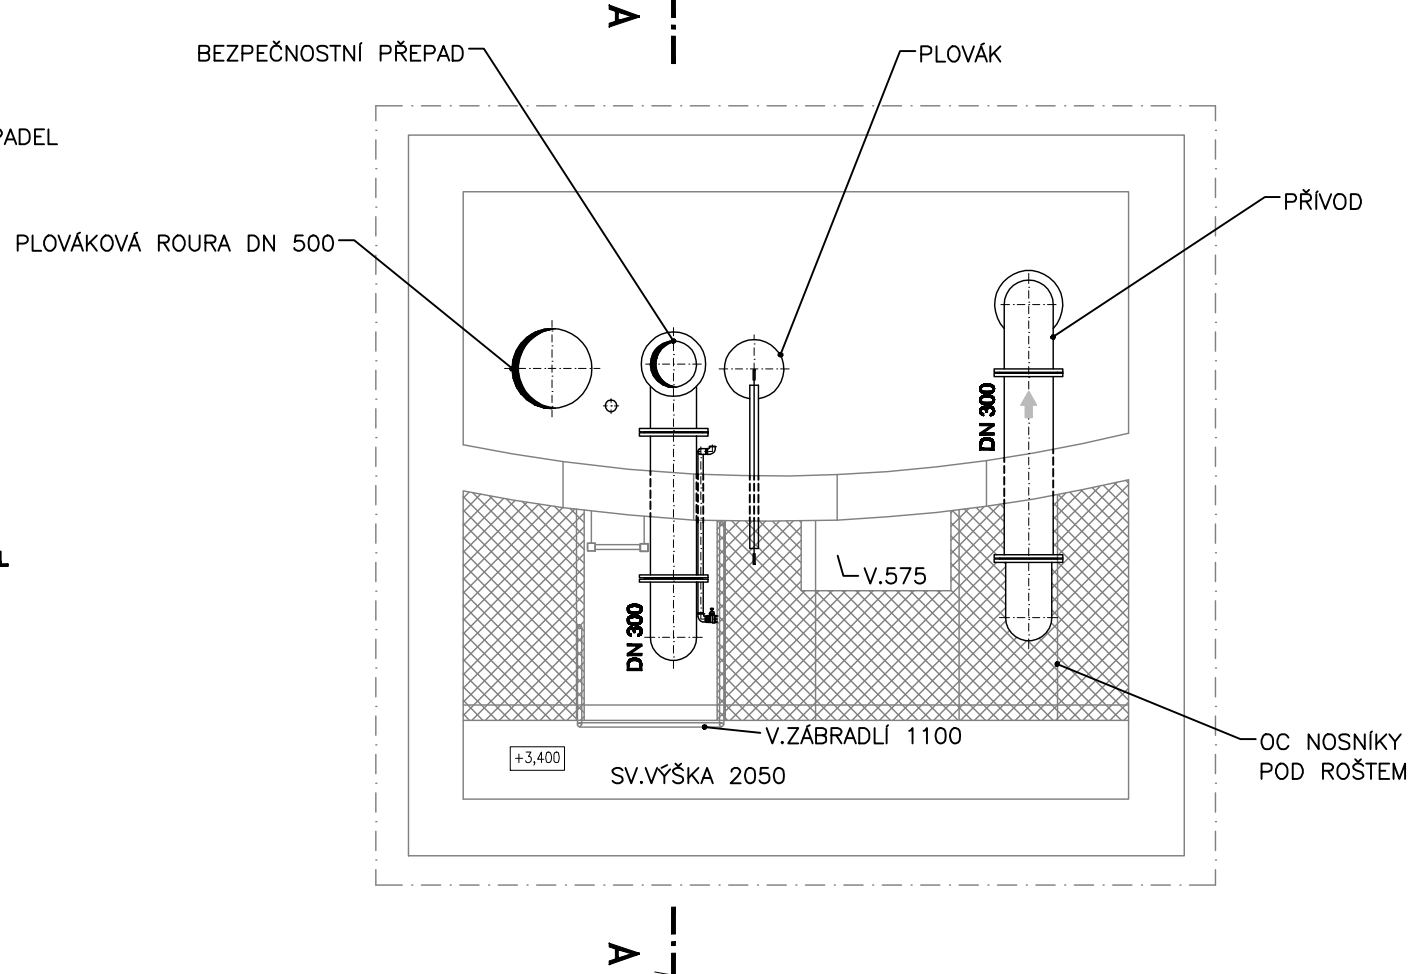

LEGENDA:

- STAVBA
- SOUČASNÉ VYSTROJENÍ

PS-01

VAK projekt s.r.o.		B. Němcové 12/2, 370 01 České Budějovice Email.: vakprojekt@vakprojekt.cz, www.vakprojekt.cz
ZODPOVĚDNÝ PROJEKTANT ING. PETR KOHOUTEK	VYPRACOVAL ING. LUDVÍK ZEMAN	KOPIE ČÍSLO
OKRES MÍSTO STAVBY INVESTOR NÁZEV AKCE	Jindřichův Hradec (Jihočeský kraj) k.ú. Třeboň (770230) Město Třeboň, Palackého nám. 48/II, 379 01 Třeboň Obnova - úpravy a sanace vodojemu 2x1000 m³ Třeboň	STUPEŇ PROJEKTU PROJEKTOVÁ DOKUMENTACE PRO PROVÁDĚNÍ STAVBY (DPS) DATUM PROJEKTU 12/2020
STAVEBNÍ OBJEKT PS-01 - TECHNOLOGICKÁ ČÁST STROJNÍ OBSAH VÝKRESU SOUČASNÝ STAV - AKUMULACE I - PŮDORYSY		FORMÁT VÝKRESU 3x A4 MĚŘÍTKO 1:50 Č. VÝKRESU D.2.2