


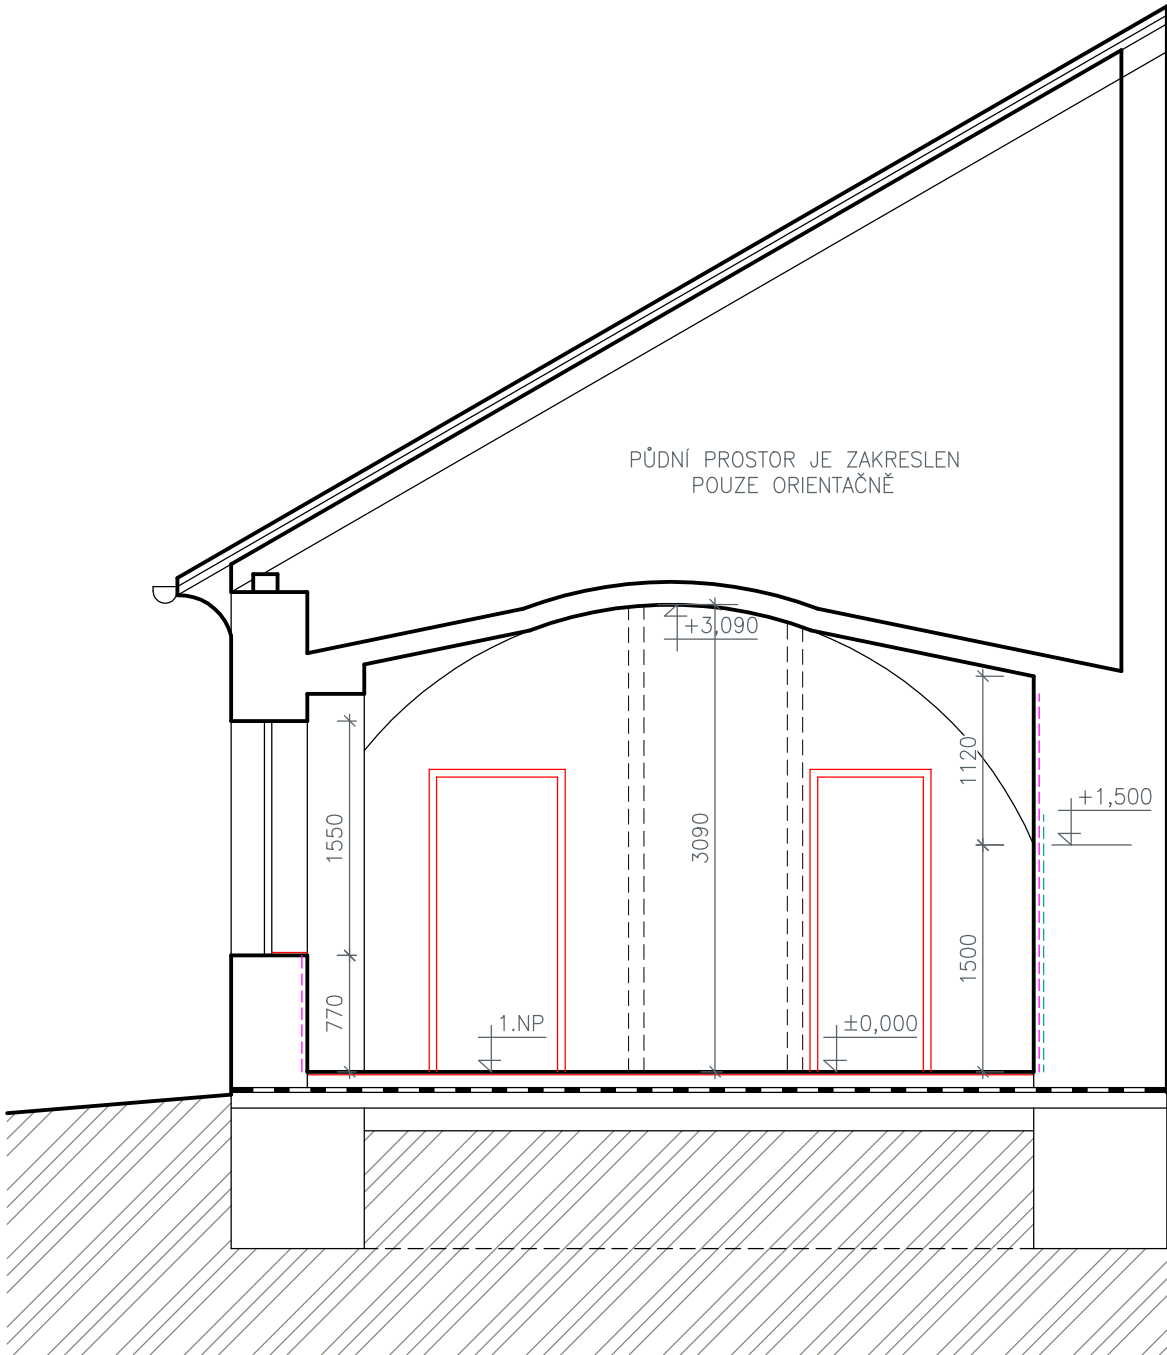

# ŘEZ A-A - NOVÝ STAV

m 1:50



## LEGENDA MATERIÁLŮ:

-  – STÁVAJÍCÍ KONSTRUKCE
-  – NOVÉ KONSTRUKCE

## POZNÁMKY:

- VE VŠECH MÍSTNOSTECH BUDOU PROVEDENY NOVÉ OMÍTKY, DO VŠECH ROHŮ V OMÍTKÁCH BUDOU OSAZENY ZTUŽUJÍCÍ ROHOVÉ LIŠTY
- VE VŠECH MÍSTNOSTECH BUDOU PROVEDENY NOVÉ NÁŠLAPNÉ VRSTVY PODLAH
- V RÁMCI STAVBY BUDOU PROVEDENY NOVÉ ROZVODY VODY OD STÁVAJÍCÍ VODOMĚRNÉ ŠACHTY
- V RÁMCI STAVBY BUDOU PROVEDENY NOVÉ ROZVODY SPLAŠKOVÉ KANALIZACE V PROSTORU KOUPELNY
- V RÁMCI STAVBY BUDE PROVEDENA DEMONTÁŽ STÁVAJÍCÍCH ROZVODŮ ELEKTRO
- V RÁMCI STAVBY BUDE PROVEDENA NOVÁ ELEKTROINSTALACE VČETNĚ JEJÍ REVIZE
- V RÁMCI STAVBY BUDE PROVEDENA REVIZE PLYNOINSTALACE A TOPNÁ ZKOUŠKA

## LEGENDA OMÍTEK A HYDROIZOLAČNÍCH OPATŘENÍ:

- - SANAČNÍ OMÍTKY MAX. V= 2,5 m
- - HYDROIZOLAČNÍ STĚRKA, V MÍSTNOSTI Č. 1.03 a 1.04 V=1,7 m, V MÍSTNOSTI Č. 1.02 V=2,0 m
- - INFÚZNÍ CLONA CHEMICKOU INJEKTÁŽÍ V ROZSAHU SANAČNÍCH OMÍTEK – CELÝ OBJEKT V ÚROVNI PODLAHY

© Výkres je chráněn autorským zákonem a nesmí být kopírován, šířen, nebo jinak použit bez souhlasu autora.

**±0,000 = ÚROVEŇ ČISTÉ PODLAHY V PROSTORU POKOJE 1.03**

Kreslil:	Vypracoval:	Zodp. projektant:		Stupeň PD:
Bc. Oldřich Podojil, DiS.	Bc. Oldřich Podojil, DiS.	Bc. Oldřich Podojil, DiS.		pro výběr dodavatele
Stavebník:  Město Třeboň Palackého nám. 46, Třeboň II, 37901 Třeboň				Měřítko: 1:50
				Datum: 10/2023
Název stavby:			Číslo paré:	
<b>STAVEBNÍ ÚPRAVY BYTOVÉ JEDNOTKY Č. 5 V OBJEKTU Č.P. 34</b>				
Místo stavby	Obec: Třeboň	Číslo popisné: 34		
Kat. území: Třeboň	Číslo parcelní: 153/1			
Část PD:	D.1. ARCHITEKTONICKO STAVEBNÍ ŘEŠENÍ			Číslo výkresu:
Název výkresu:	<b>ŘEZ A-A - NOVÝ STAV</b>			<b>D.1.4.</b>