




SPLAŠKOVÁ  
KANALIZACE  
"SK-6"

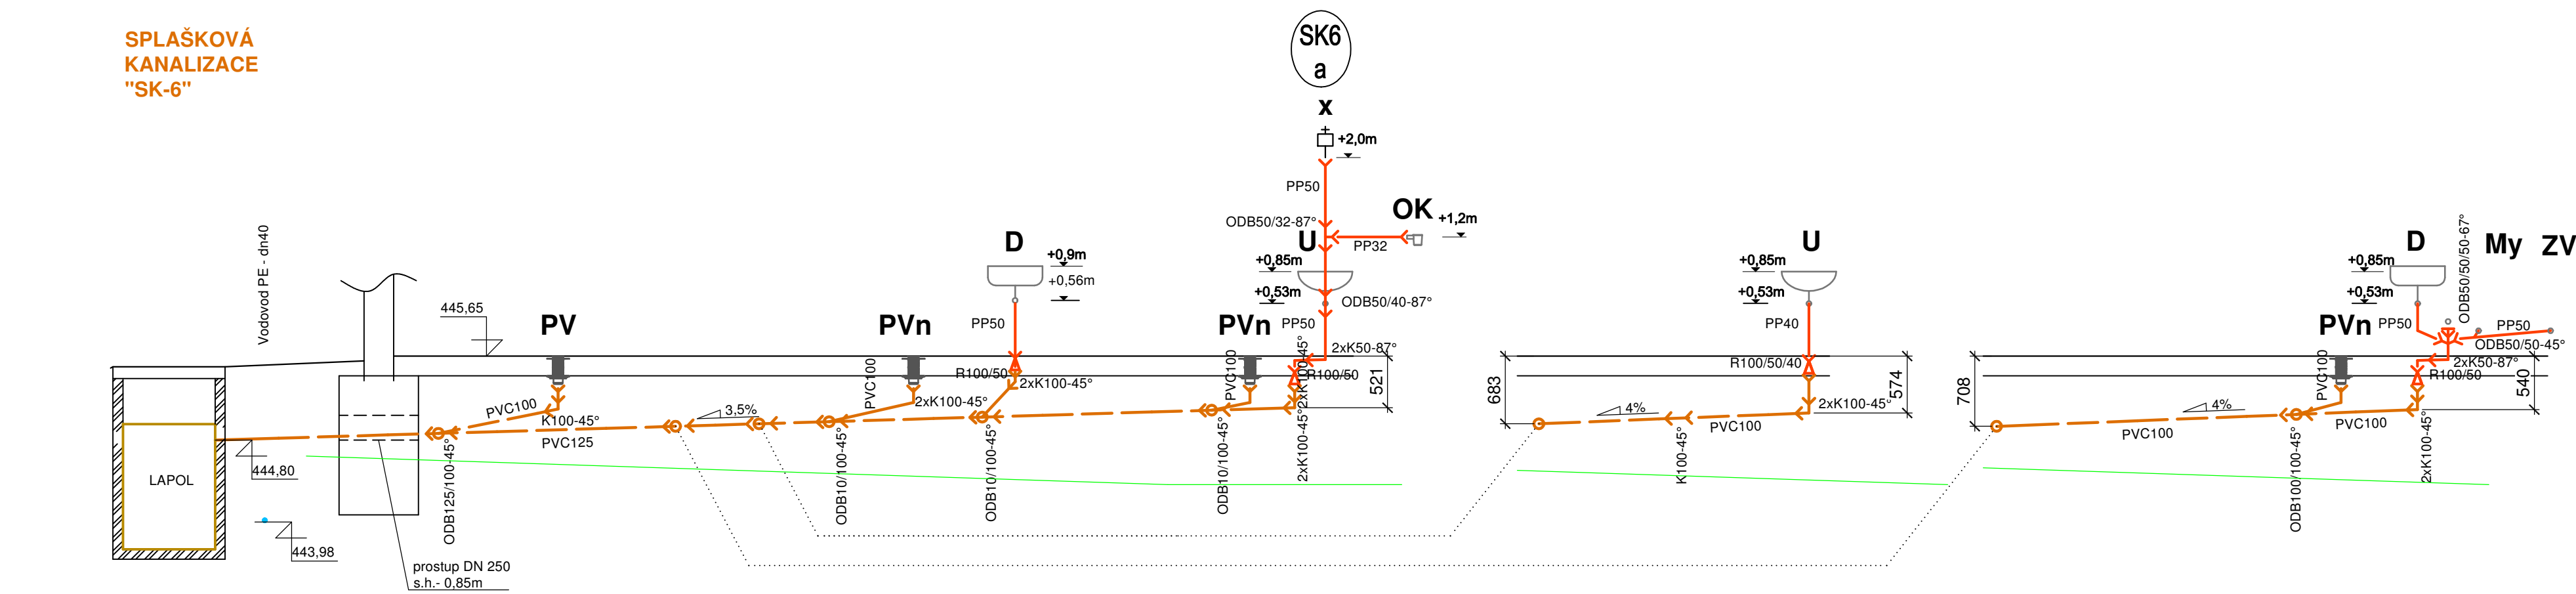

SPLAŠKOVÁ  
KANALIZACE  
"SK-2"

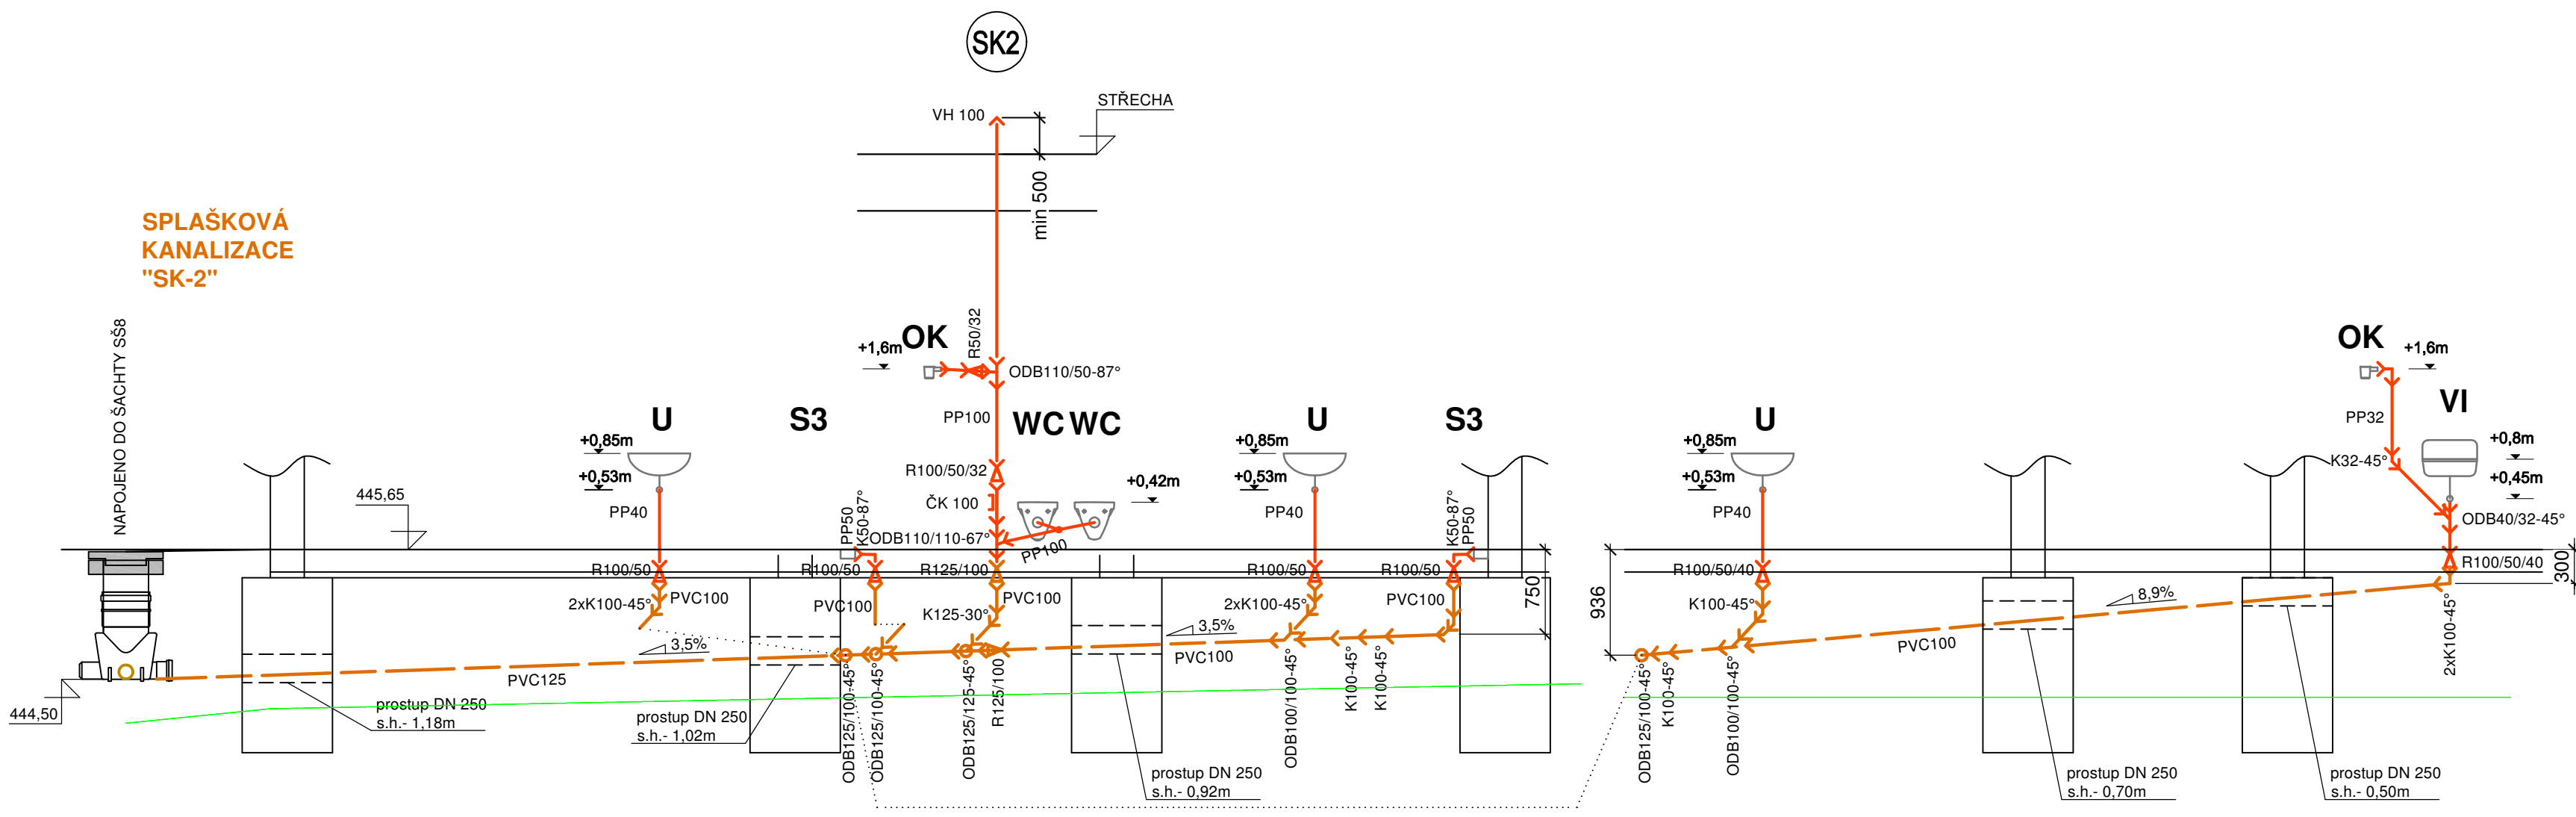

SPLAŠKOVÁ  
KANALIZACE  
"SK-6"

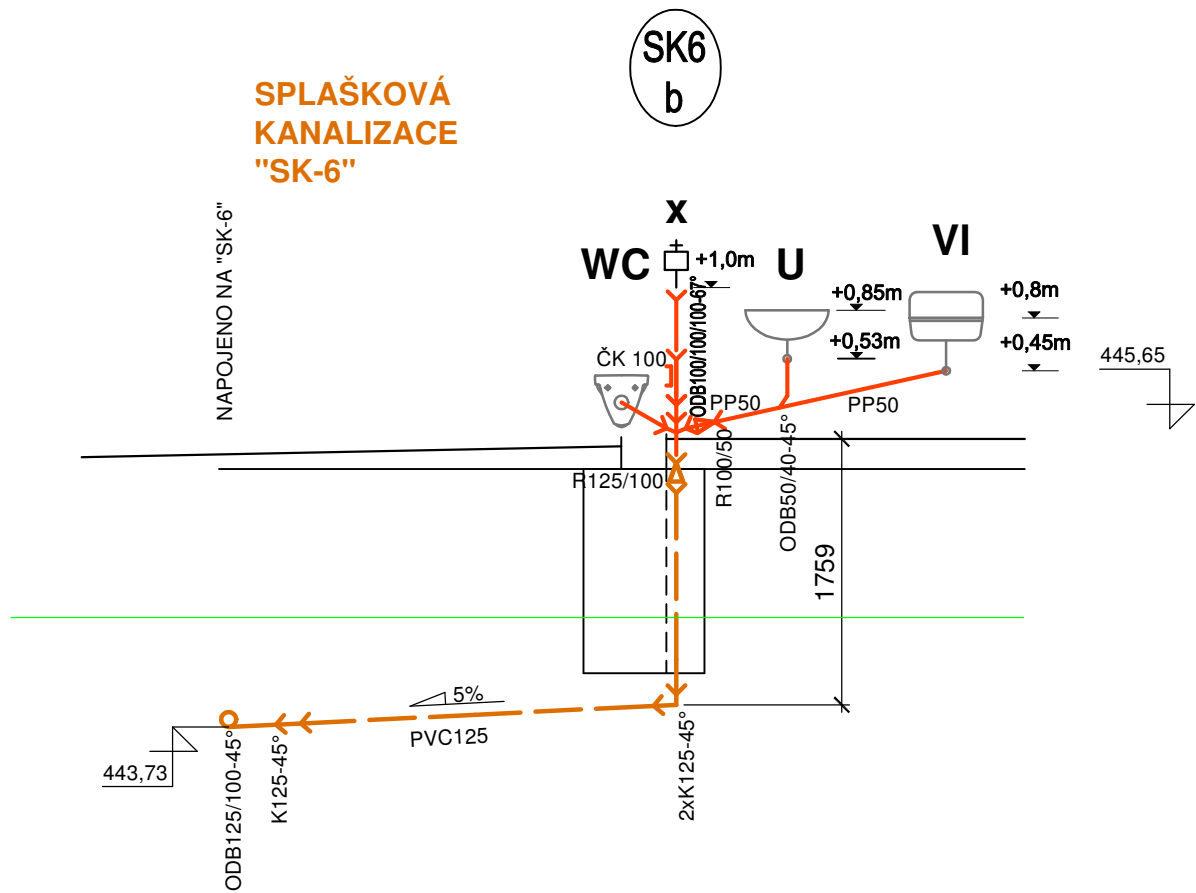


LEGENDA ČAR:

- SPLAŠKOVÁ KANALIZACE - NOVÁ  
MATERIÁL PVC - SPOJOVANÝ DO HRDEL S GUMOVÝM TĚSNĚNÍM
- SPLAŠKOVÁ KANALIZACE - NOVÁ  
MATERIÁL PP - SPOJOVANÝ DO HRDEL S GUMOVÝM TĚSNĚNÍM
- DEŠŤOVÁ KANALIZACE - NOVÁ
- AREÁLOVÝ ROZVOD PITNÉ VODY - NOVÝ
- ROZVOD BAZÉNOVÉ RECYKLOVANÉ VODY - NOVÝ
- ROZVOD BAZÉNOVÉ VODY - NOVÝ
- UPRAVENÝ TERÉN
- H.T.Ú.

LEGENDA ZP:

- U Keramické umyvadlo šířky 60cm s otvorem pro stojánkovou baterii, nerez výtokový ventil, umyvadlový sifon, tlačný samouzavírací ventil sprchový do zdi, včetně krycí růžice, vandaluvzdorné provedení, 1x rohový ventil 1/2"-3/8"
- WC Závěsný keramický klozet, montážní modul do lehkých konstrukcí, dvoubodové tlačítko (antivandal)
- UI Keramické umyvadlo pro tělesné postížené s otvorem pro stojánkovou baterii, nerez výtokový ventil, podomítkový umyvadlový sifon, páková stojánková baterie bez vypouštění s chirurgickou pákou, 2x rohový ventil 1/2"-3/8"
- WCi Závěsný keramický klozet pro tělesné postížené včetně sedátka, montážní modul do lehkých konstrukcí, jednobodové tlačítko (antivandal), oddálené pneumatické splachování
- S1 Tlačný samouzavírací ventil sprchový do zdi, včetně krycí růžice, převlečných matic a instalační krabice, vandaluvzdorné provedení. S nastavitelným průtokem 0,1l/s. Náklonná sprchová hlavice, připojení ze zdi, vandaluvzdorné provedení. Nastavitelným průtokem 0,1l/s
- S3 Páková sprchová směšovací baterie, nerez. sprchová hlavice, sprchový žlábek s nerez mřížkou pro osazení ke stěně
- D dřez nerezový (dodávka technologie kuchyně), dřezový sifon s připojením, stojánková páková dřezová baterie (dodávka technologie kuchyně), 2x rohový ventil 1/2"-3/8"
- My myčka černého nádobí (dodávka technologie kuchyně), rohový ventil 1/2"-3/4"
- ZV změkčovač vody
- VI Plastová nástěnná výlevka včetně mřížky a sifonu, páková směšovací nástěnná baterie
- PV Podlahová vpust se zápachovou uzávěrkou, DN100
- PVn Podlahová vpust se spodním výtokem, se zápachovou uzávěrkou, nerez, DN100
- OK Odkapový kalich
- X Podomítkový přívzdušňovací ventil

SPLAŠKOVÁ  
KANALIZACE  
"SK-5"

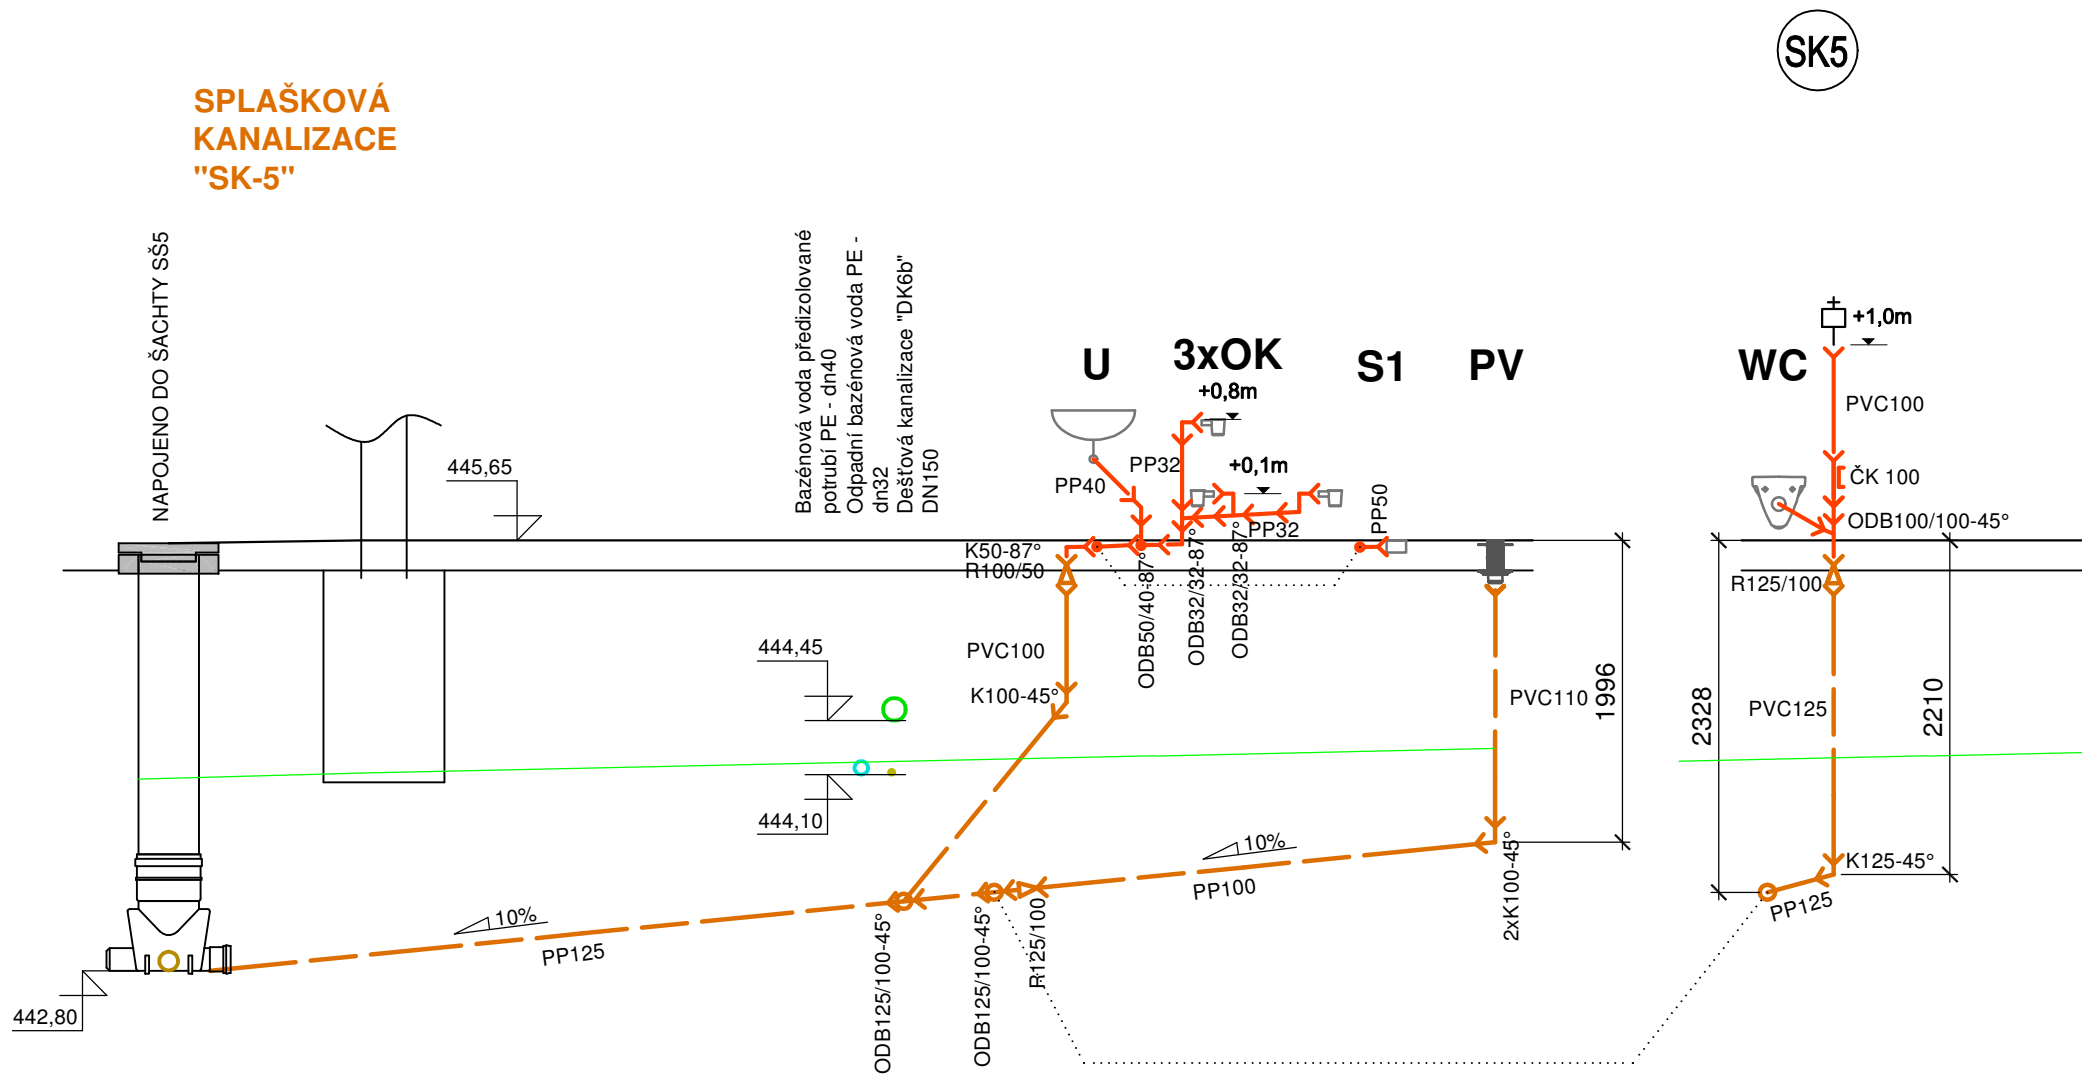

Pokud je v projektové dokumentaci uveden obchodní název výrobku, jedná se pouze o informativní charakter nikoliv o požadavek.  
Tento výrobek může být zaměněn za jakýkoliv jiný, při splnění minimálních technických a fyzikálních vlastností uvedeného výrobku.

REVIZE	POPIS REVIZE	DATUM	POZNÁMKA

Generální projektant <b>CODE, s.r.o. PARDUBICE</b> Computer Design Pardubice, Na Vrtálce 84 IČO 492 86 960 tel. 466 053 111, fax 466 053 125		Zpracovatel částí Ing. Petr Kulíčka Autorizovaný technik výtápění, vzduchotechnika Záměl 147, 517 43 Potštejn	
PROJEKTANT Ing. Petr Kulíčka	VYPRACOVAL 	VYPRACOVAL Ing. Jiří Sochůrek	ČÍSLO ZAKÁZKY 2020/01/400
INVESTOR Město Třeboň, Palackého nám. 46/II, 379 01 Třeboň			POČET FORMÁTŮ 9x A 4
Rozšíření wellness centra lázni Aurora TŘEBOŇ SO 03			DATUM 06/2020
Zdravotně technická instalace			MĚŘÍTKO 1:50
ROZVINUTÉ SCHÉMA SPLAŠ. KAN. - "SK-2,5,6"			Jméno souboru Stupeň dokumentace <b>DPS</b>
		Č. KOPIE	Č. PŘÍLOHY
		ČÁST	<b>D.1 4.520</b>